



PARTICOLARE SEZIONE BANCHINA TIPO

SCALA 1:25

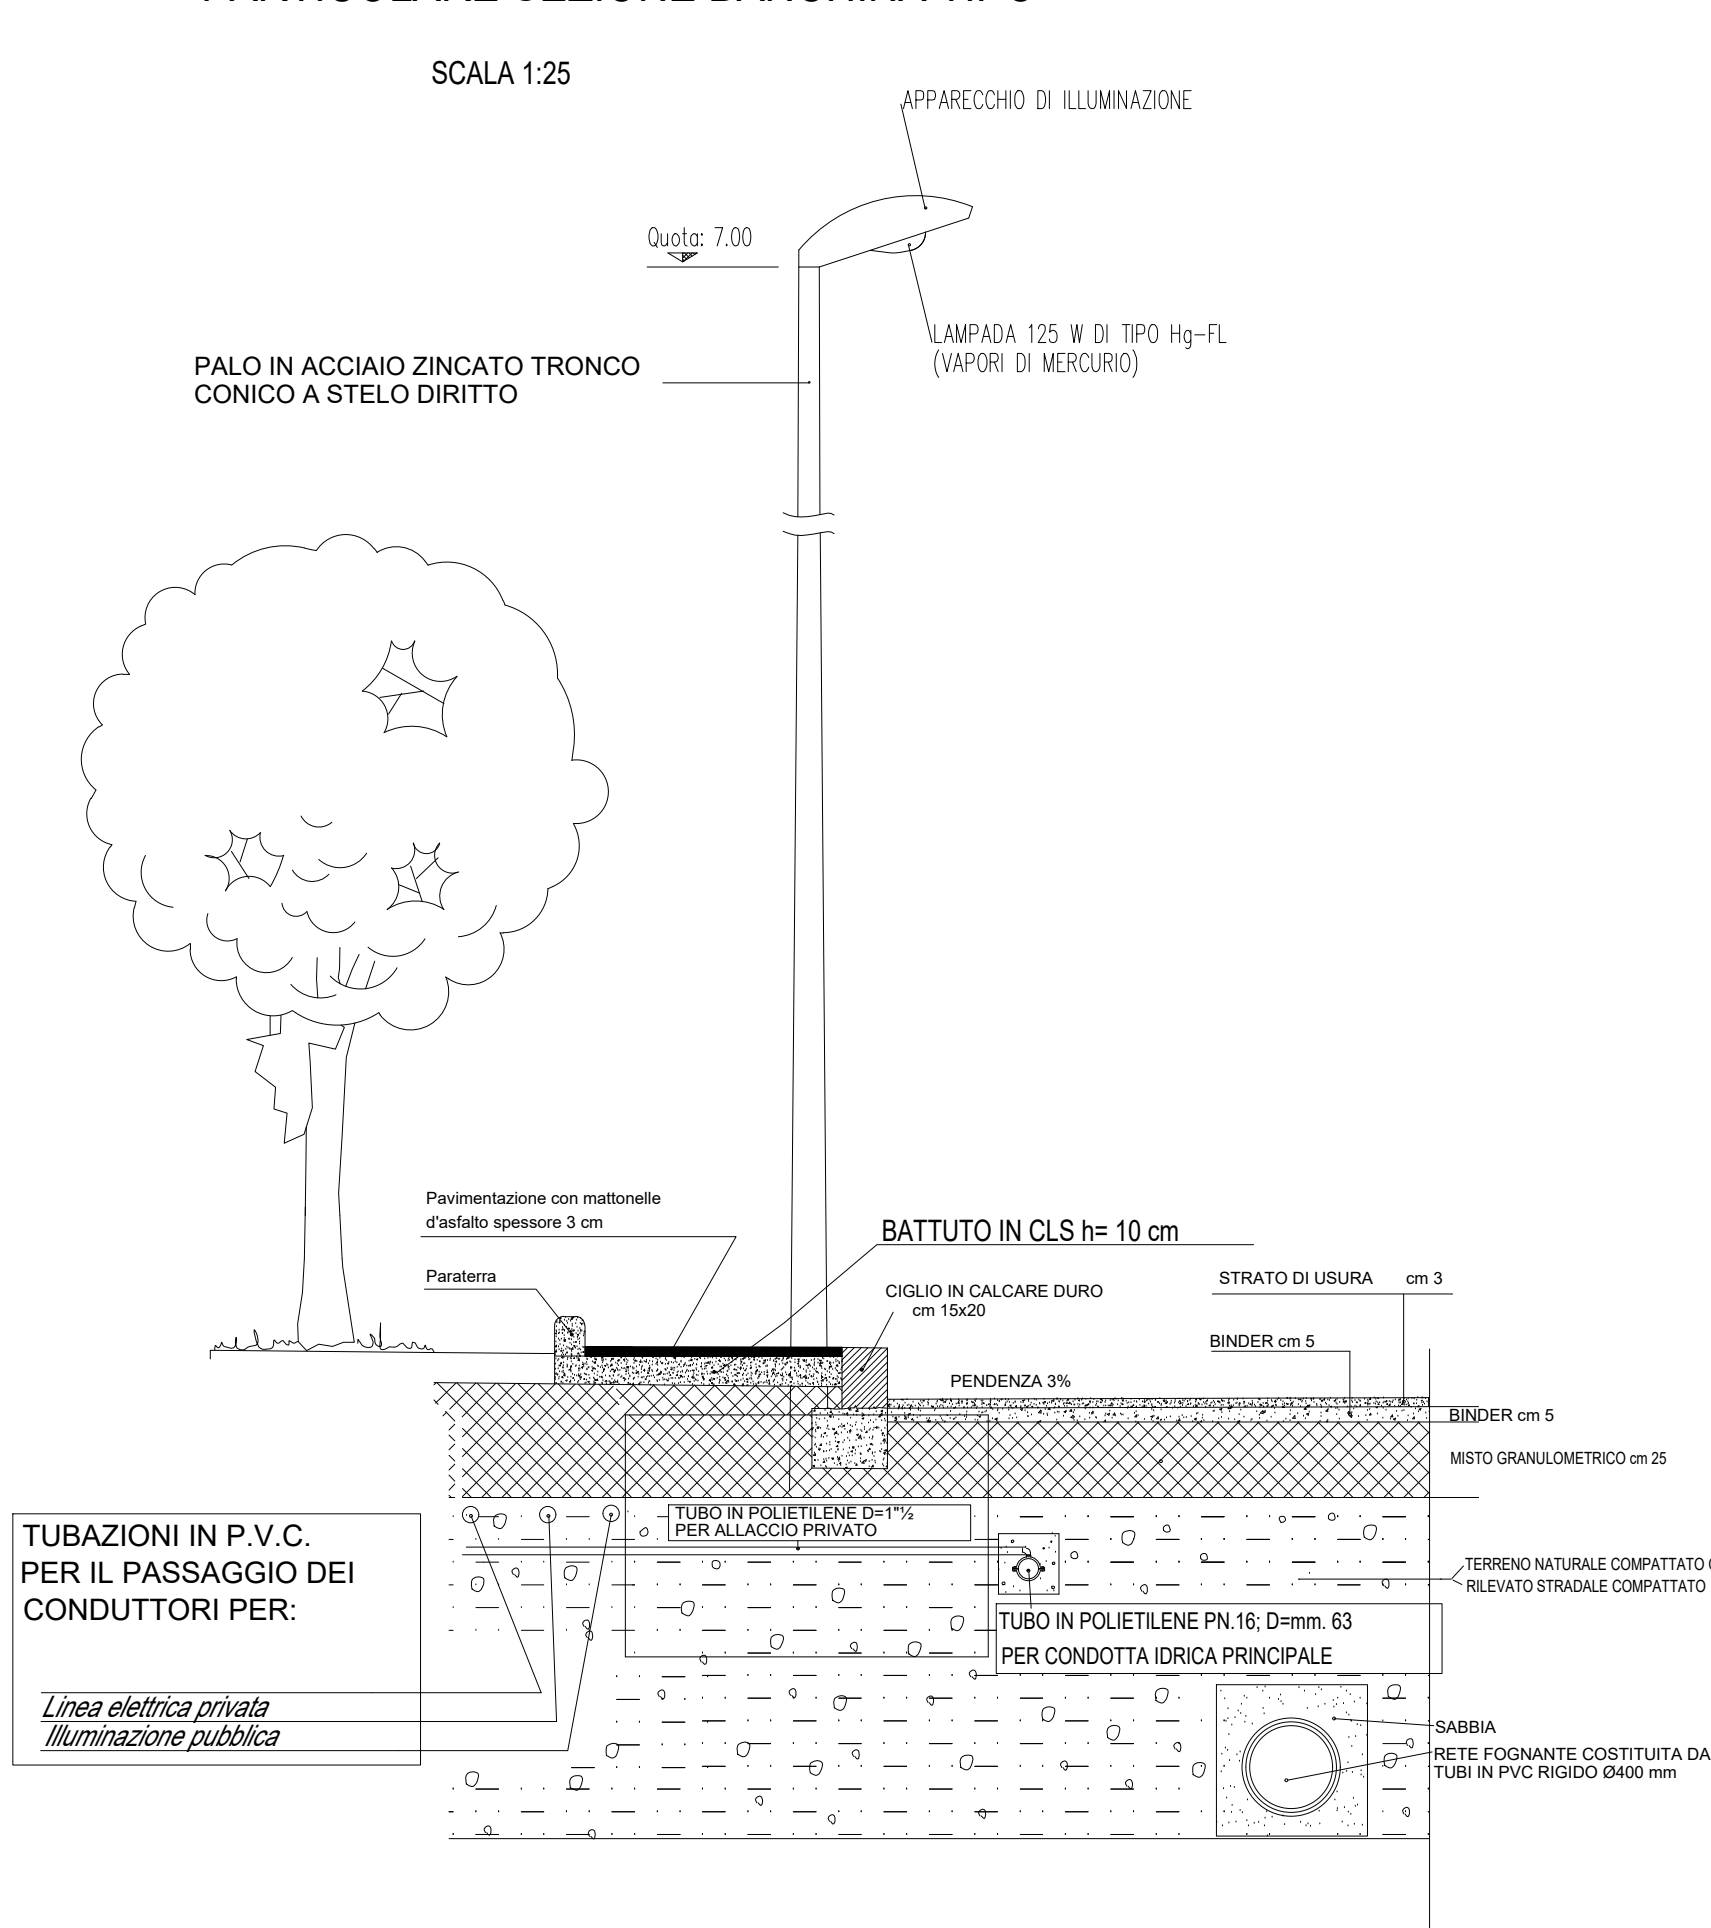


SCALA 1:25

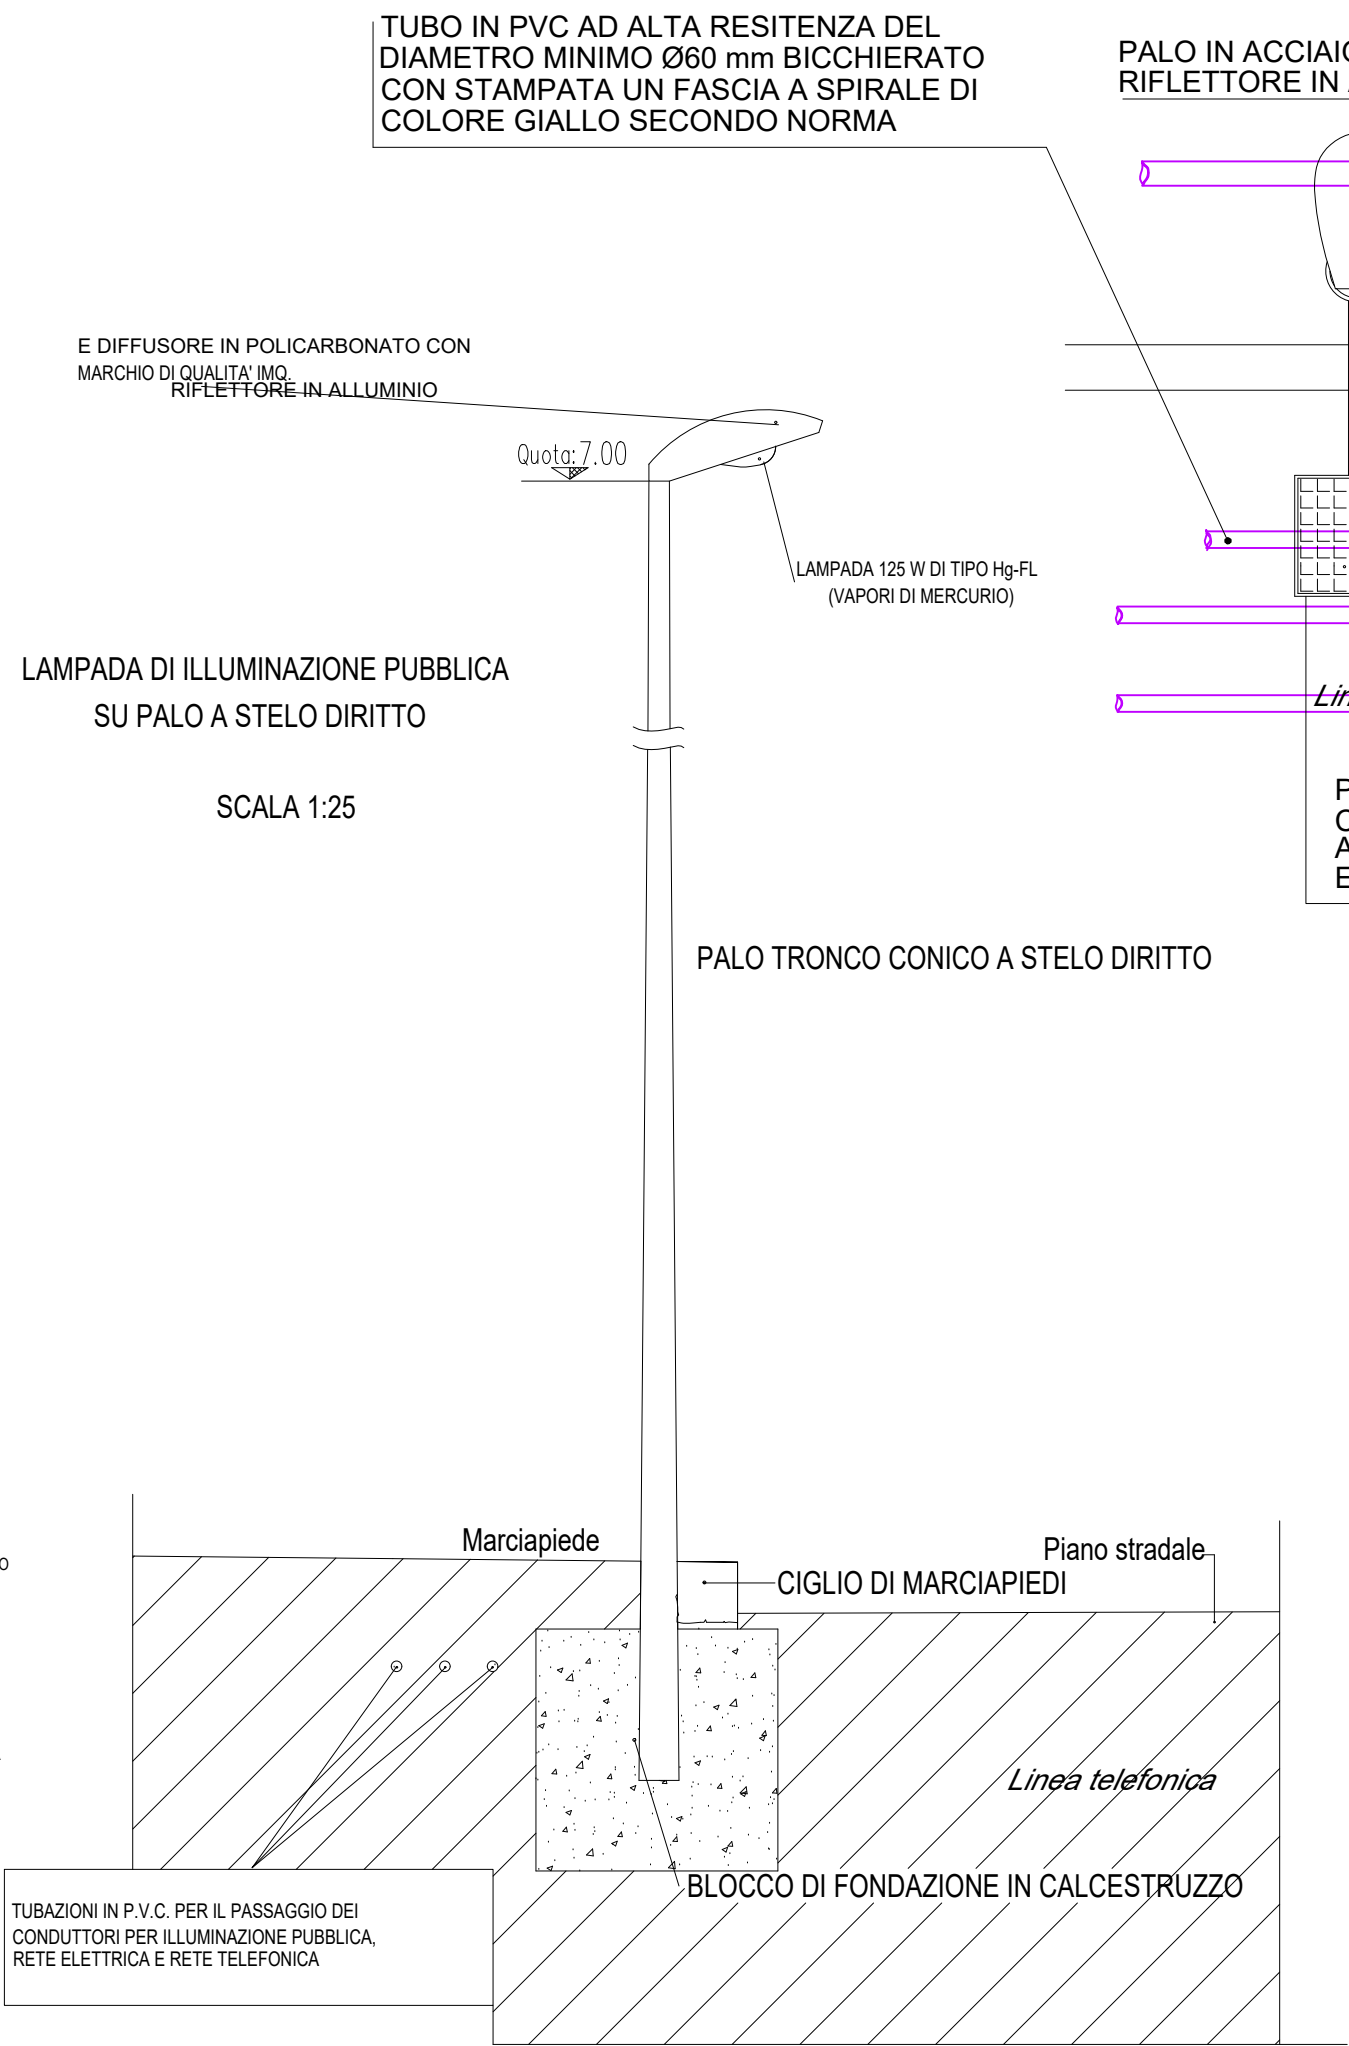


POZZETTO IN CLS 40x40x50 CON CHIUSINO IN GHISA PER ALLOGGIAMENTO DI COLLEGAMENTI ELETTRICI E MESSA A TERRA

PARTICOLARE POZZETTO ISPEZIONE ED ALLACCIO ALLOGGIO ALLA RETE ELETTRICA

SCALA 1:10

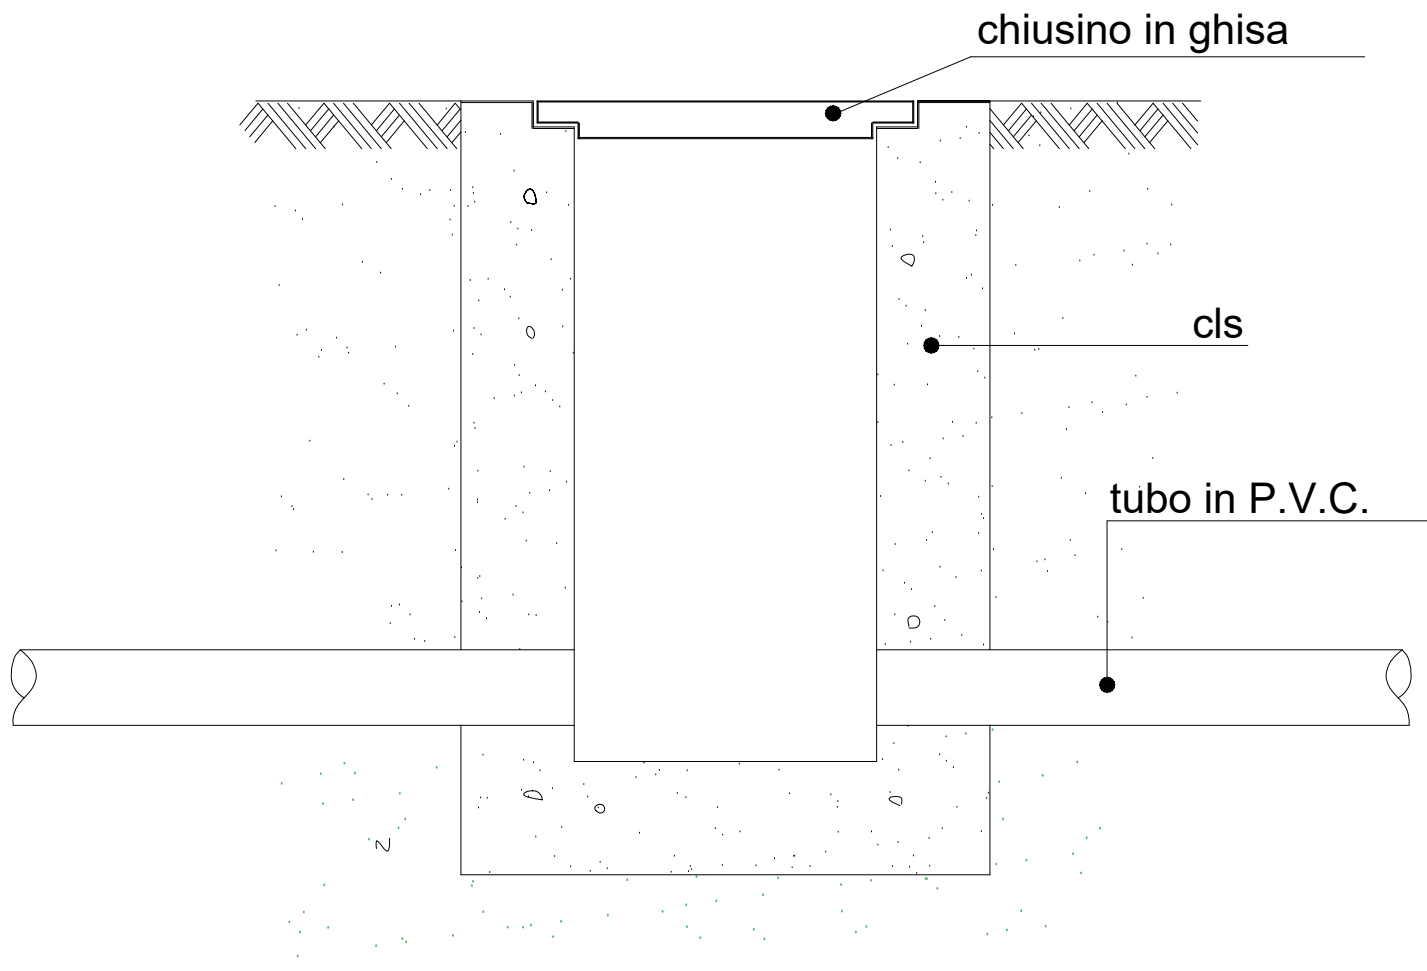

via Roba delle navi

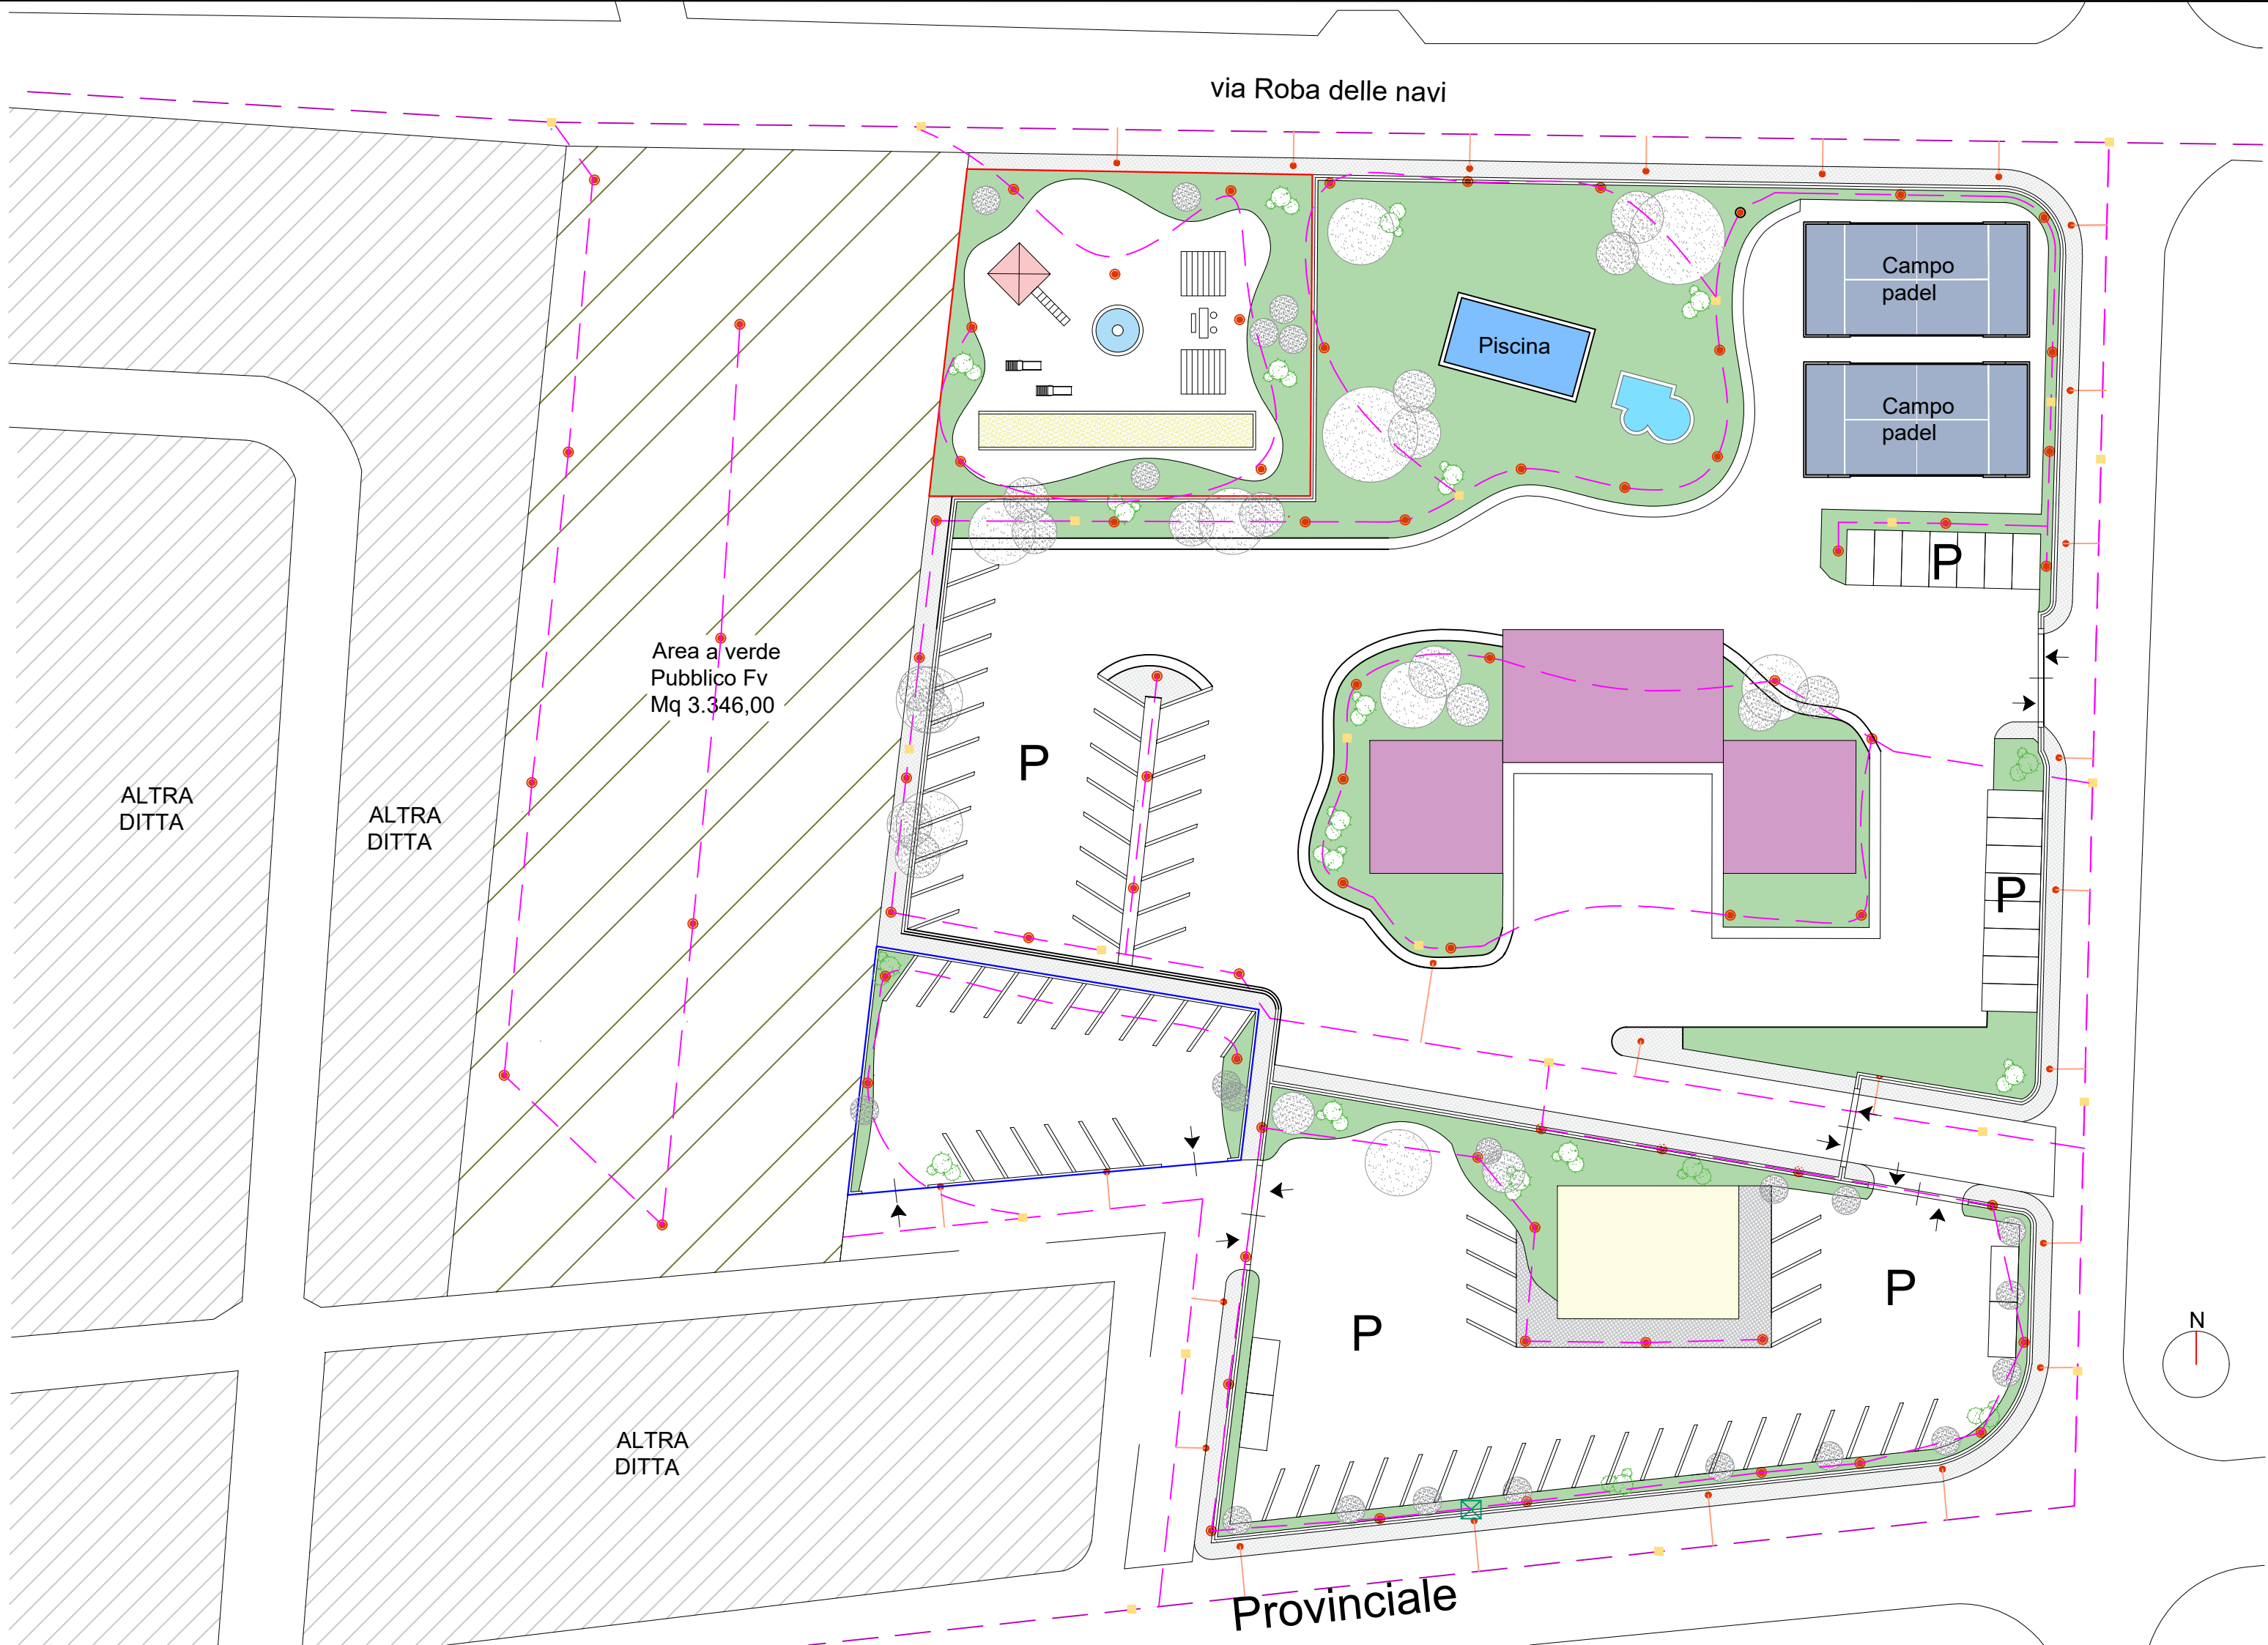

Legenda:

- Punto luce strada pedonale (lampione)
- Punto luce strada carrabile (lampione)
- Rete elettrica e cavidotti telefonia esistente
- Rete elettrica e cavidotti telefonia da realizzare
- Pozzetto di derivazione
- Punto telefonico
- Allaccio rete principale

OGGETTO: PROGETTO DI UN COMPLESSO RESIDENZIALE RICADENTE NEI LOTTI DELLA PRESCRIZIONE ESECUTIVA COMPARTO C4.(3.D)DEL P.R.G.

UBICAZIONE: Via Roba delle Navi, Sn, Donnalucata-Scicli (RG)

DITTA: EDILCREA s.r.l. VIA DEI FAGGI, 40, 97013,COMISO, (Rg)

TAV. : 6.D

Impianto elettrico

Scala 1:500

DATA 16/05/2024

IL COMMITTENTE

IL PROGETTISTA

PROGETTISTA

BARTOLOMEO VACCARO ARCHITETTO

VIA DE AMICIS N° 50 SCICLI (RG) TEL 0932-835146
C.F.: VCCBTL57H20I535Q P.IVA: 00 734 580 889

