

Oggetto: PON 2014/2020 FONDO EUROPEO DI SVILUPPO REGIONALE (FESR) - ASSE II - OBIETTIVO SPECIFICO 10.7 - AZIONE 10.7.1 - AVVISO PUBBLICO INER PER LA PRESENTAZIONE DI PROPOSTE PROGETTUALI PER LA REALIZZAZIONE DI INTERVENTI DI MESSA IN SICUREZZA E RIQUALIFICAZIONE DEGLI EDIFICI PUBBLICI ADIBITI AD USO SCOLASTICO

Progetto di Adeguamento Sismico e Diagnosi Sismica Ed Energetica dell'edificio appartenente all'Istituto Comprensivo "GIOVANNI D'ANTONIO" SCUOLA MEDIA "LIPPARINI" MICOCICHE' IN PIAZZA ITALIA, SCICLI

Ditta: Comune di Scicli

1° STRALCIO FUNZIONALE



Oggetto: SCHEMA PLANIMETRICO IMPIANTI DI SICUREZZA E INFRASTRUTTURE DI RETE PIANO TERRA E PIANO PRIMO

Scala: 1:100

Data: 15 Gennaio 2018

TAV. n.: E4

I Progettisti: Arch. Gaetano Mangano Arch. Carmelo Tumbino

I collaboratori: Progetto architettonico: arch. Simona Tumbino, arch. Federico La Tona
Progetto strutturale: ing. Giorgio Iannace, ing. Gianluca Iacono
Progetto impiantistico: ing. Giuseppe Pella
Indagini geologiche: geologo dell'Assessorato Pubblica
Indagini sismiche: ing. Gaetano Pella
Rendere: Marco Gatti, Vincenzo Butti
Completamento: geom. Fernando Cutuli

ARCHITREND ARCHITECTURE Gaetano Mangano Carmelo Tumbino architetti info@architrend.it www.architrend.it info@architrend.it www.architrend.it

LEGENDA PIANO TERRA


- 1 ATRIO
- 2 PALESTRA
- 3 ATRIO 2
- 4 VANO TECNICO
- 5 LABORATORIO DI MUSICA
- 6 BIBLIOTECA
- 7 SEGRETERIA
- 8 SEGRETERIA
- 9 PRESIDENZA
- 10 AULA DOCENTI
- 11 AULA COLLOQUI
- 12 AULA DI SOSTEGNO
- 13 AULA DI SOSTEGNO
- 14 SERVIZI
- 15 SPOGLIATOI

LEGENDA PIANO PRIMO

- 16 AULA
- 17 AULA
- 18 AULA
- 19 AULA
- 20 AULA
- 21 AULA
- 22 AULA
- 23 LAB. CERAMICO
- 24 FORNO
- 25 LAB. LINGUISTICO
- 26 SERVIZI
- 27 SERVIZI
- 28 LAB. SCIENZE
- 29 LAB. INFORMATICO
- 30 SPOGLIATOIO


LEGENDA

- ACCES POINT WI-FI DENTRO SCALA DA INGRESSO S03 CON DUE PRESE DATI
- PRESE DATI CON CONNETTORI RJ45 CAT. 6
- ACCES POINT WI-FI "DISCO"
- TELECAMERA BULLET DA INTERNO 4M-PIXEL
- TELECAMERA BULLET DA ESTERNO 3M-PIXEL
- TASTIERNO IMPIANTO ANTINTRUSIONE
- RILEVATORE FLARE VOLUMETRICO A DOPPIA TECNOLOGIA
- CENTRALINA ANTINTRUSIONE
- CENTRALINA ANTINTRUSIONE
- PASSERELLA A FLU D'ACCIAIO DM 200x60 CON SEPARATORE
- RACK DI PIANO
- RACK DI ZONA PIANO PRIMO A-B

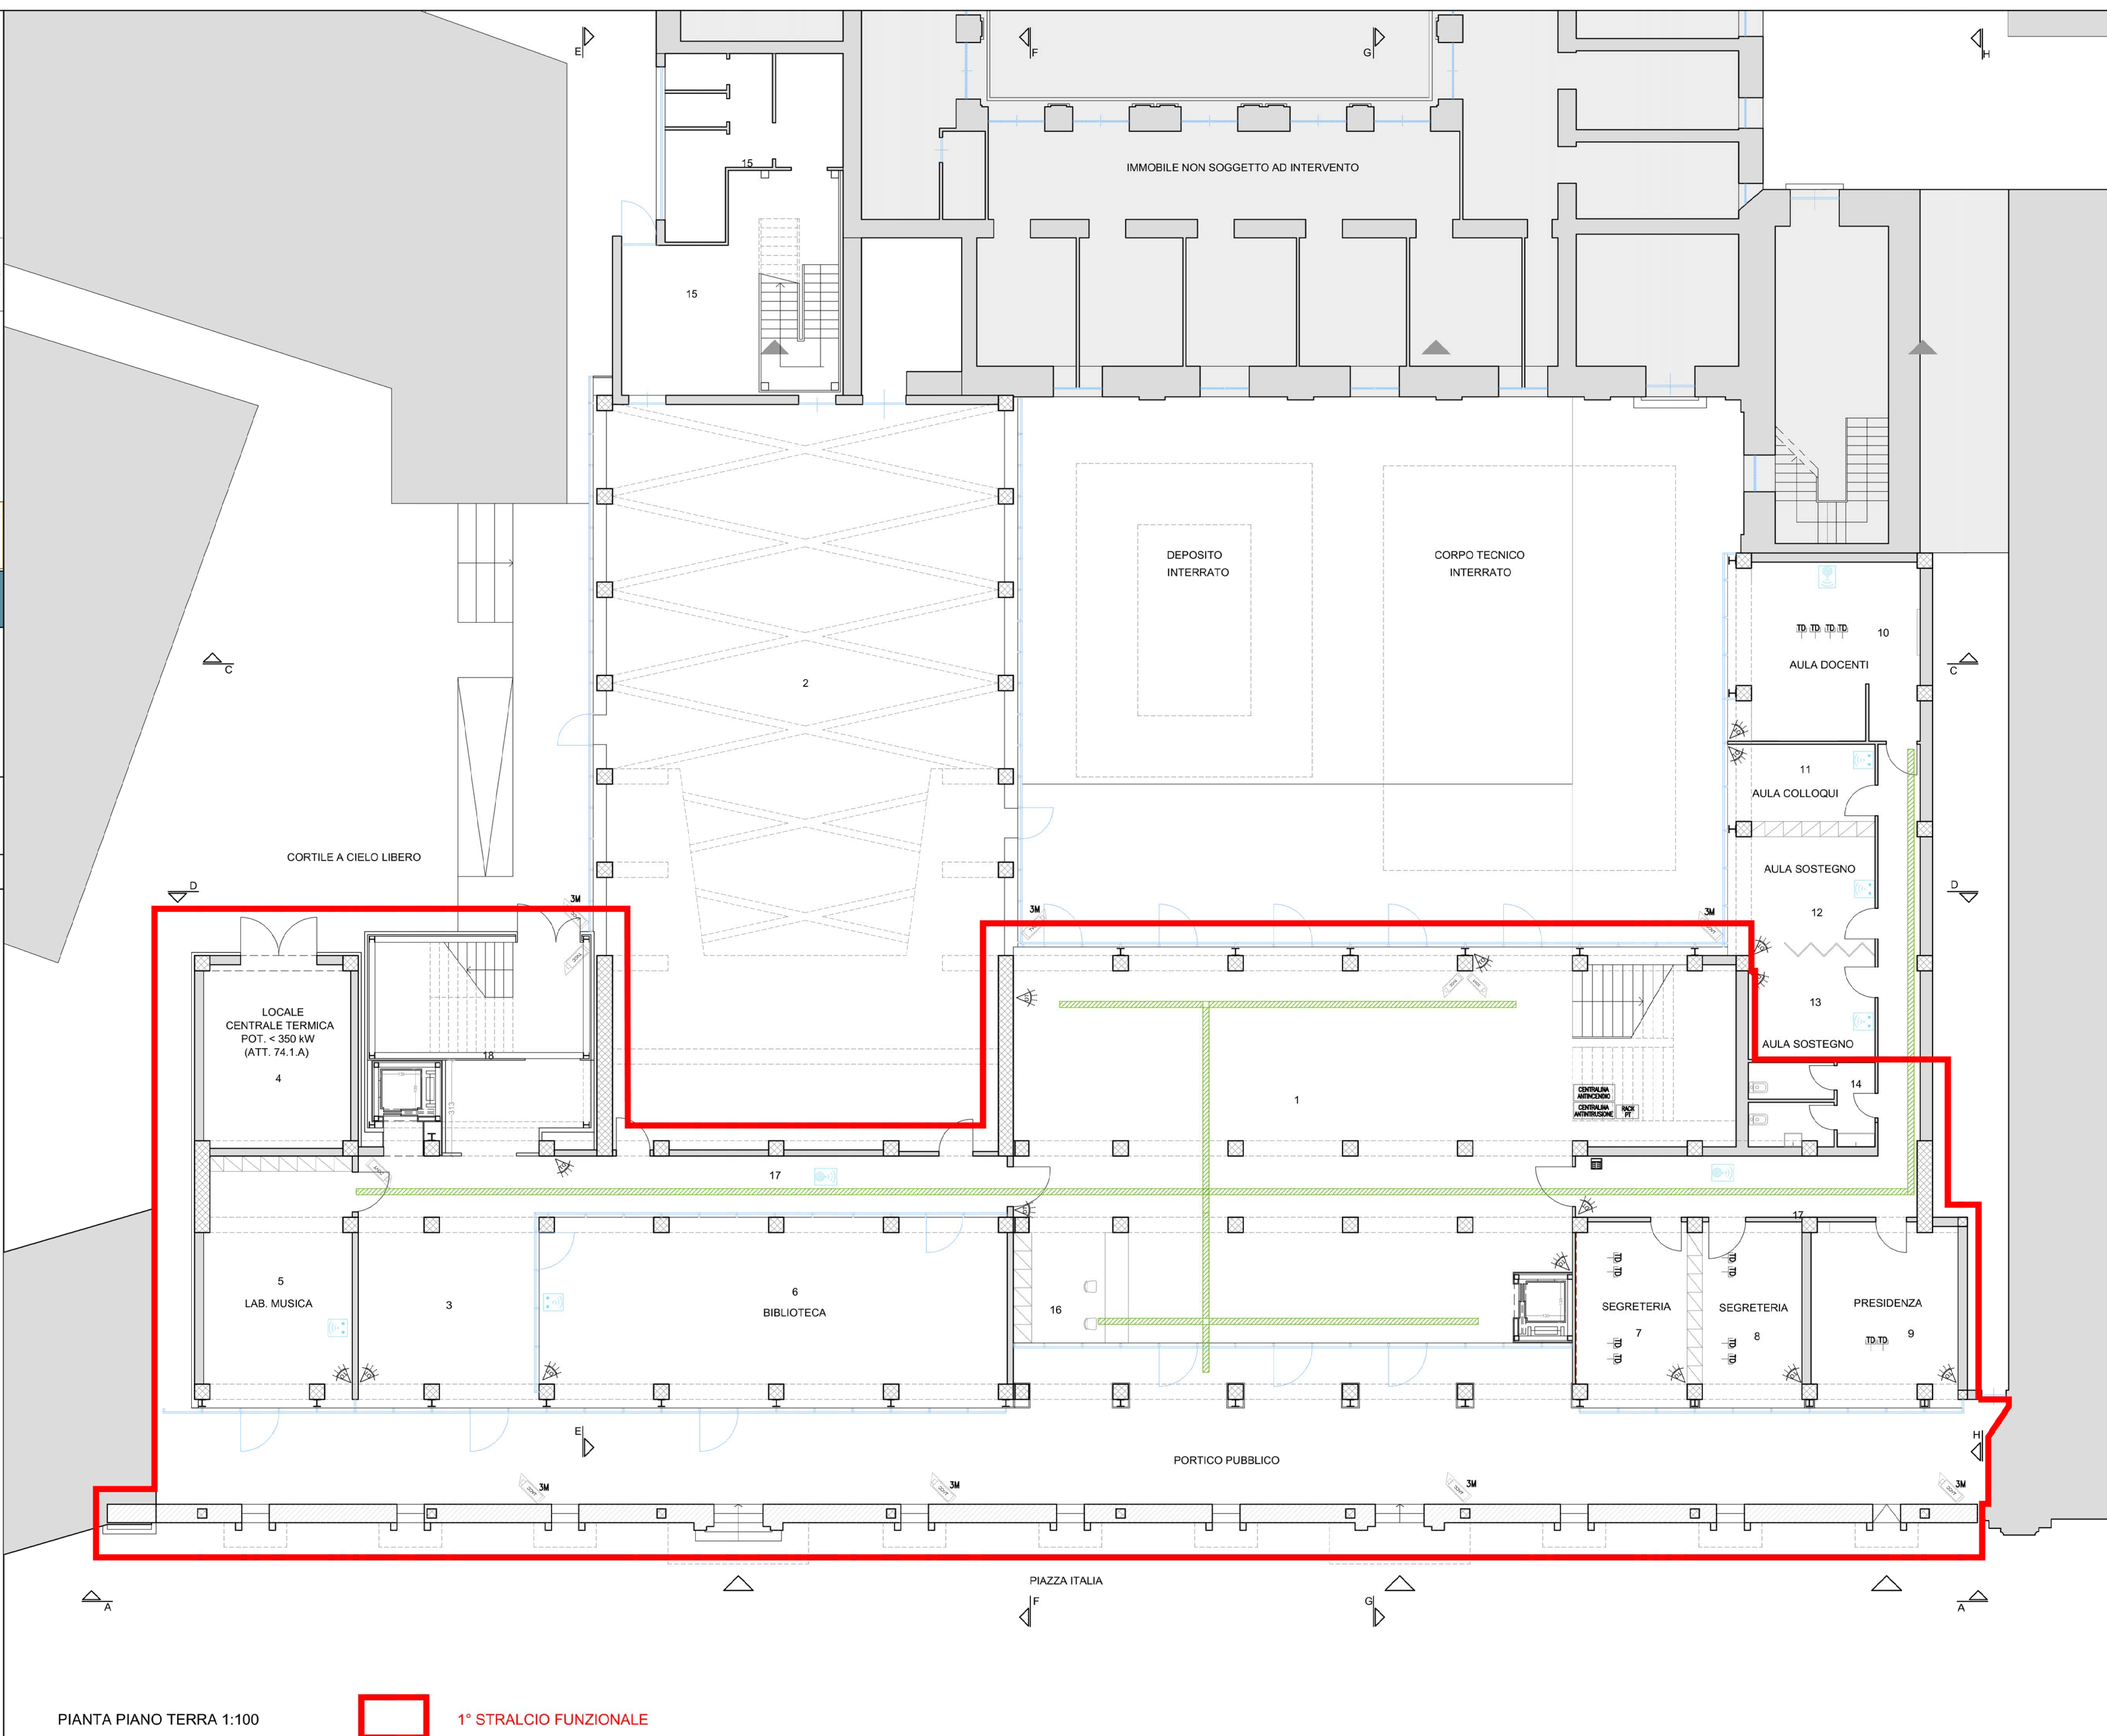

PIANTA PIANO TERRA 1:100

1° STRALCIO FUNZIONALE

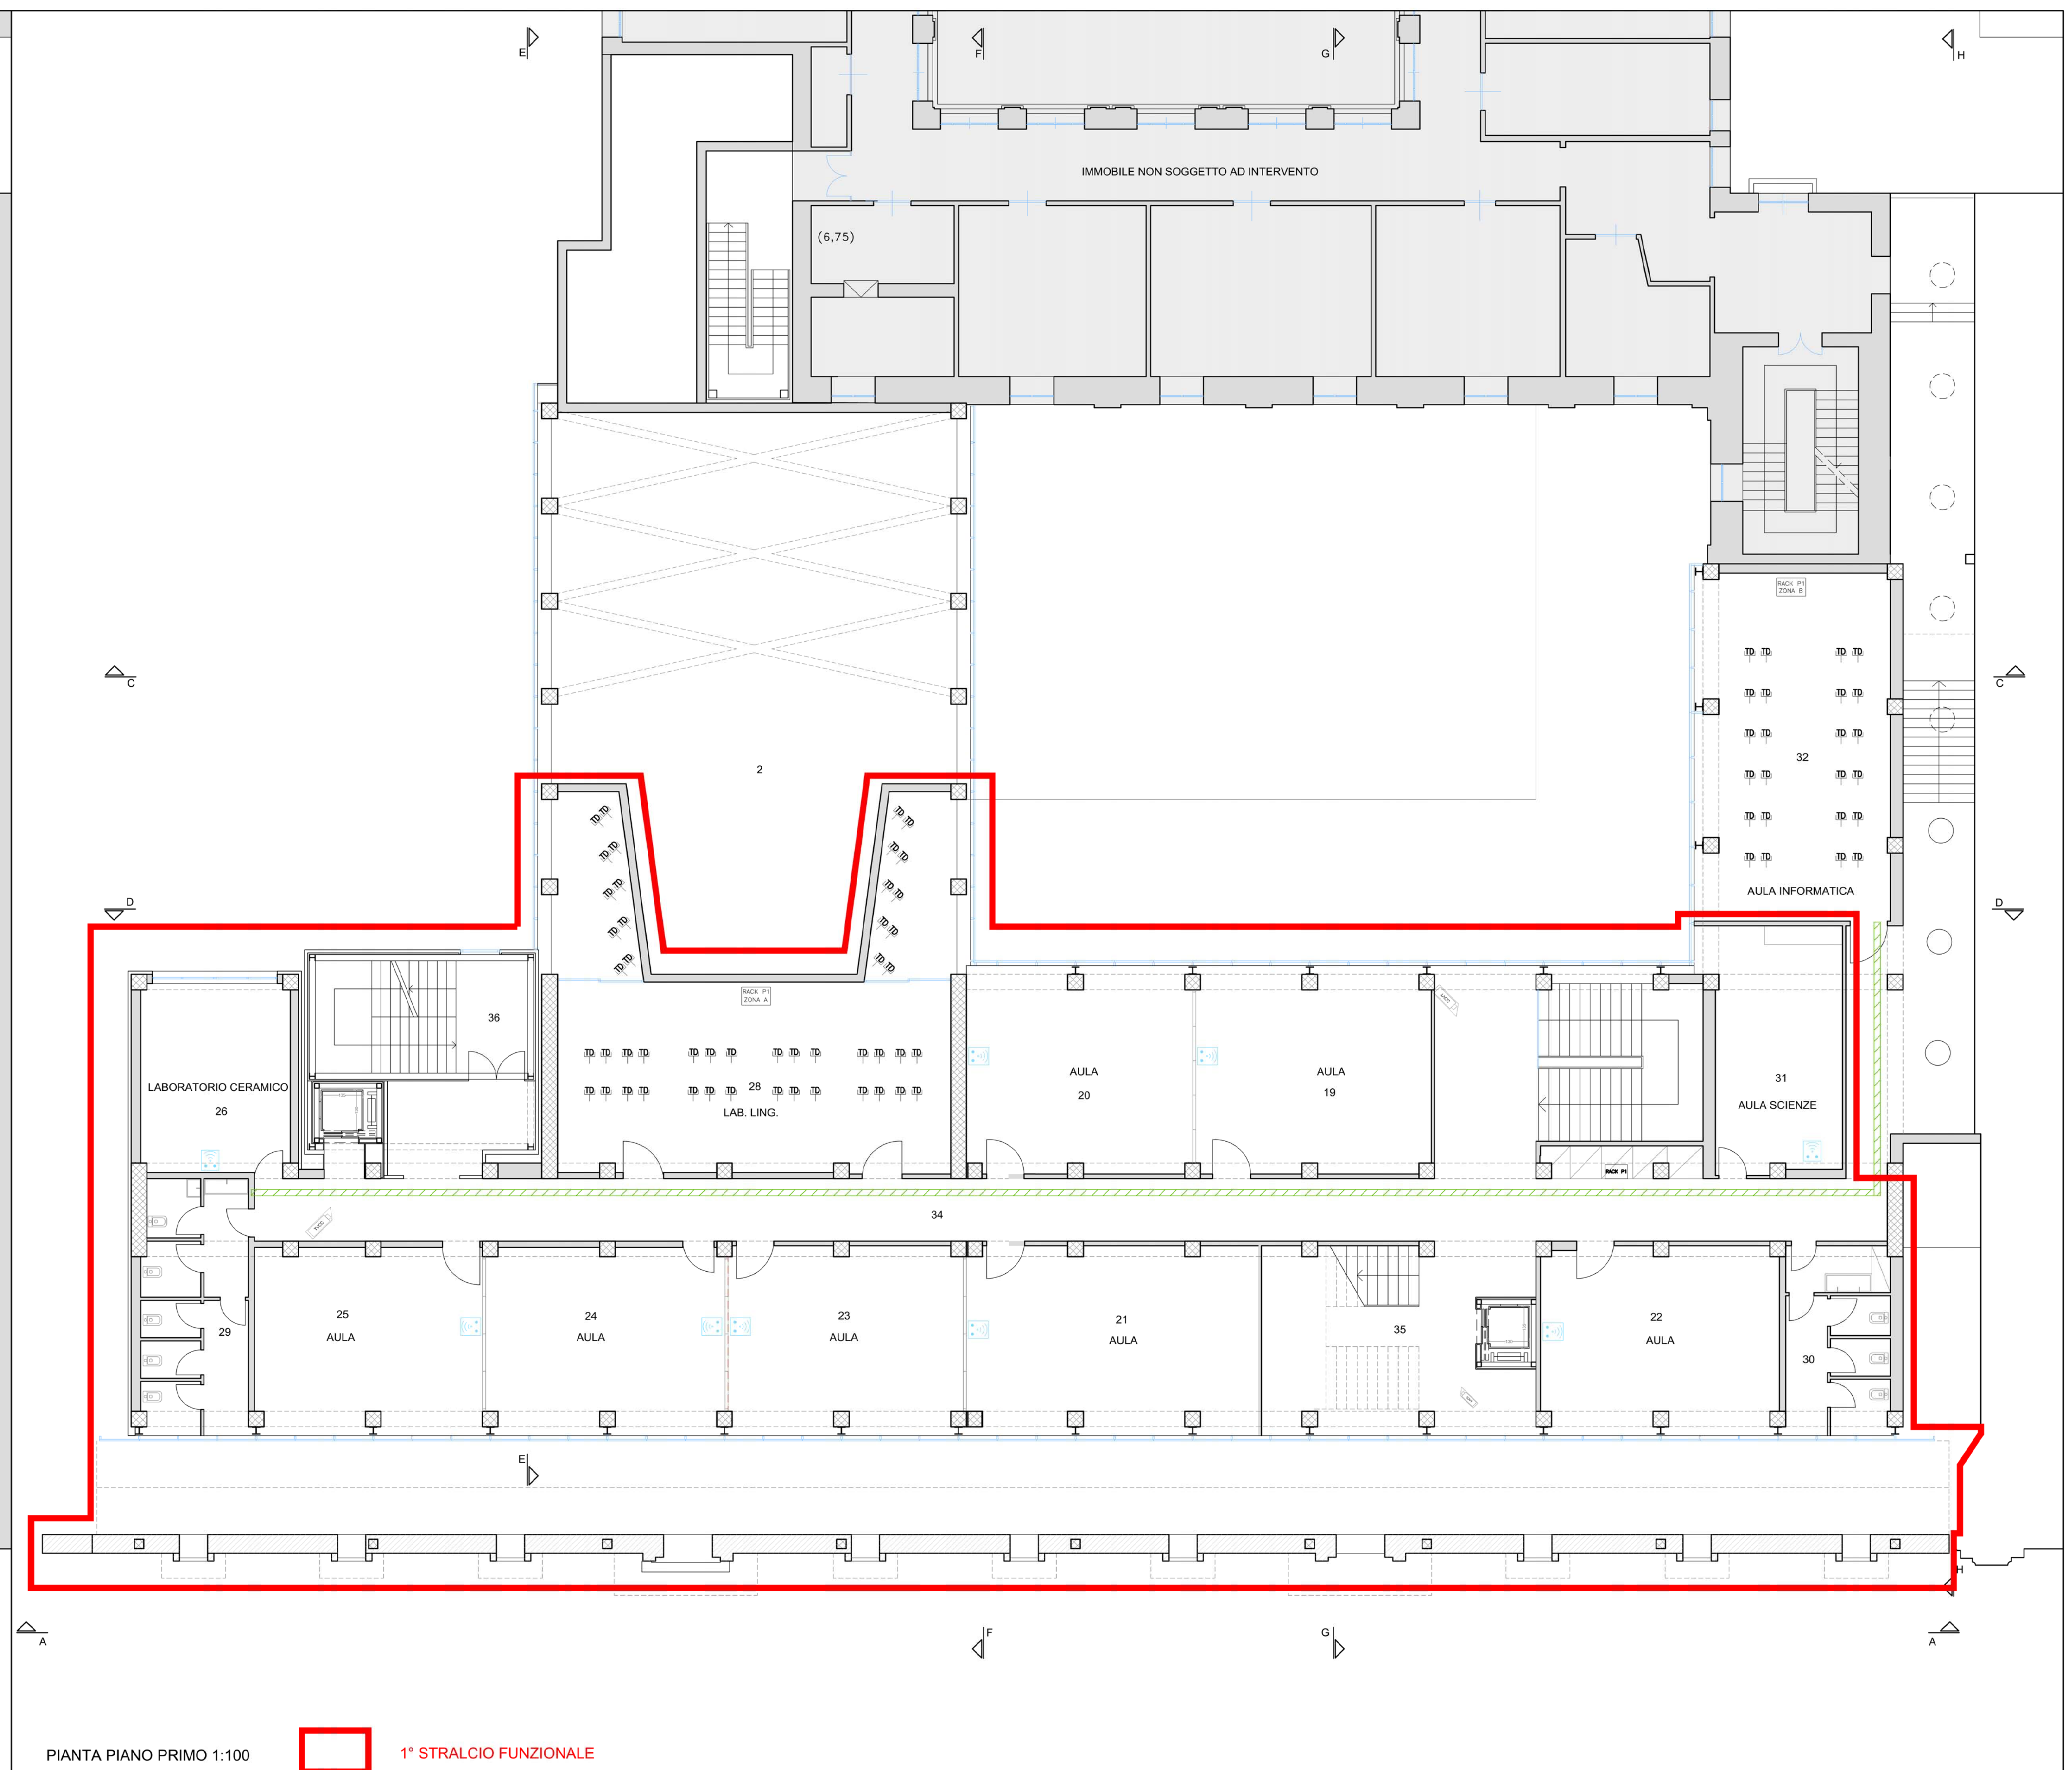

PIANTA PIANO PRIMO 1:100

1° STRALCIO FUNZIONALE