

Oggetto: PON 2014/2020 FONDO EUROPEO DI SVILUPPO REGIONALE (FER), ASSE II, OBIETTIVO SPECIFICO 10.7, AZIONE 10.7.1 - AVVIO PUBBLICO MUR PER LA PRESENTAZIONE DI PROPOSTE PROGETTUALI PER LA REALIZZAZIONE DI INTERVENTI DI MESSA IN SICUREZZA E RIQUALIFICAZIONE DEGLI EDIFICI PUBBLICI ADIBITI AD USO SCOLASTICO.

Progetto di ADEGUAMENTO SISMICO E DIAGNOSI SISMICA ED ENERGETICA DELL'EDIFICIO APPARTENENTE ALL'ISTITUTO COMPRENSIVO "GIOVANNI D'ANTONIO" SCUOLA MEDIA "LUPPARINI-MICOCHE" IN PIAZZA ITALIA, SCICLI

Ditta: Comune di Scicli

FONDI STRUTTURALI EUROPEI 2014-2020

Oggetto: SCHEMA DI PREVENZIONE INCENDI PIANO TERRA E PIANO PRIMO


Scala: 1:100
Data: 15 Gennaio 2018
TAV. n. V2

I Progettisti: Arch. Gaetano Mangano Arch. Carmelo Tumino

I collaboratori: - Progetto architettonico arch. Simona Tumino, arch. Federico La Terra
- Progetto strutturale ing. Giorgio Linguarini, ing. Gianluca Barone
- Progetto impiantistico ing. Gaetano Rullo
- Progetto geotecnico ing. Gaetano Rullo
- Progetto impiantistico impiantistico ing. Gaetano Rullo
- Progetto impiantistico impiantistico ing. Gaetano Rullo
- Progetto impiantistico impiantistico ing. Gaetano Rullo

LEGENDA PIANO TERRA	LEGENDA PIANO PRIMO
1 ATRIO	16 AULA
2 PALESTRA	17 AULA
3 ATRIO 2	18 AULA
4 VANO TECNICO	19 AULA
5 LABORATORIO DI MUSICA	20 AULA
6 BIBLIOTECA	21 AULA
7 SEGRETERIA	22 AULA
8 SEGRETERIA	23 LAB. CERAMICO
9 PRESIDENZA	24 FORNO
10 AULA DOCENTI	25 LAB. LINGUISTICO
11 AULA COLLOQUI	26 SERVIZI
12 AULA DI SOSTEGNO	27 SERVIZI
13 AULA DI SOSTEGNO	28 LAB. SCIENZE
14 SERVIZI	29 LAB. INFORMATICO
15 SPOGLIATOI	30 SPOGLIATOIO

LEGENDA	
	ESTINTORE A POLVERE CHIMICA 13A B98
	USCITA DI SICUREZZA CON APERTURA NEL VERSO DELL'ESODO DOTATA DI MANICOLA ANTIPANICO E ILLUMINAZIONE DI EMERGENZA
	ATTACCO PER AUTOPOMPA VVF UNI 70
	DRANTE DN45 portata non inferiore a 120 l/min
	PERCORSO DI USCITA ORIZZONTALE
	PERCORSO DI USCITA VERSO IL BASSO
	PERCORSO DI USCITA VERSO L'ALTO
	LUOGO SICURO
	PERCORSO DI ESODO
	PARETE DI SEPARAZIONE REI 60
	TARCA OTTICA-ACUSTICA ALLARME INCENDIO
	PULSANTE MANUALE DI RIVELAZIONE INCENDI
	LAMPADA DI EMERGENZA 24W AUTONOMA 1h DEL TIPO "SOLO EMERGENZA"
	PUNTO DI IMMISSIONE ARIA DA CONDOTTA DI VENTILAZIONE PER FILTRO A PRIMA DI FUMO IN SOVRAPPRESSIONE

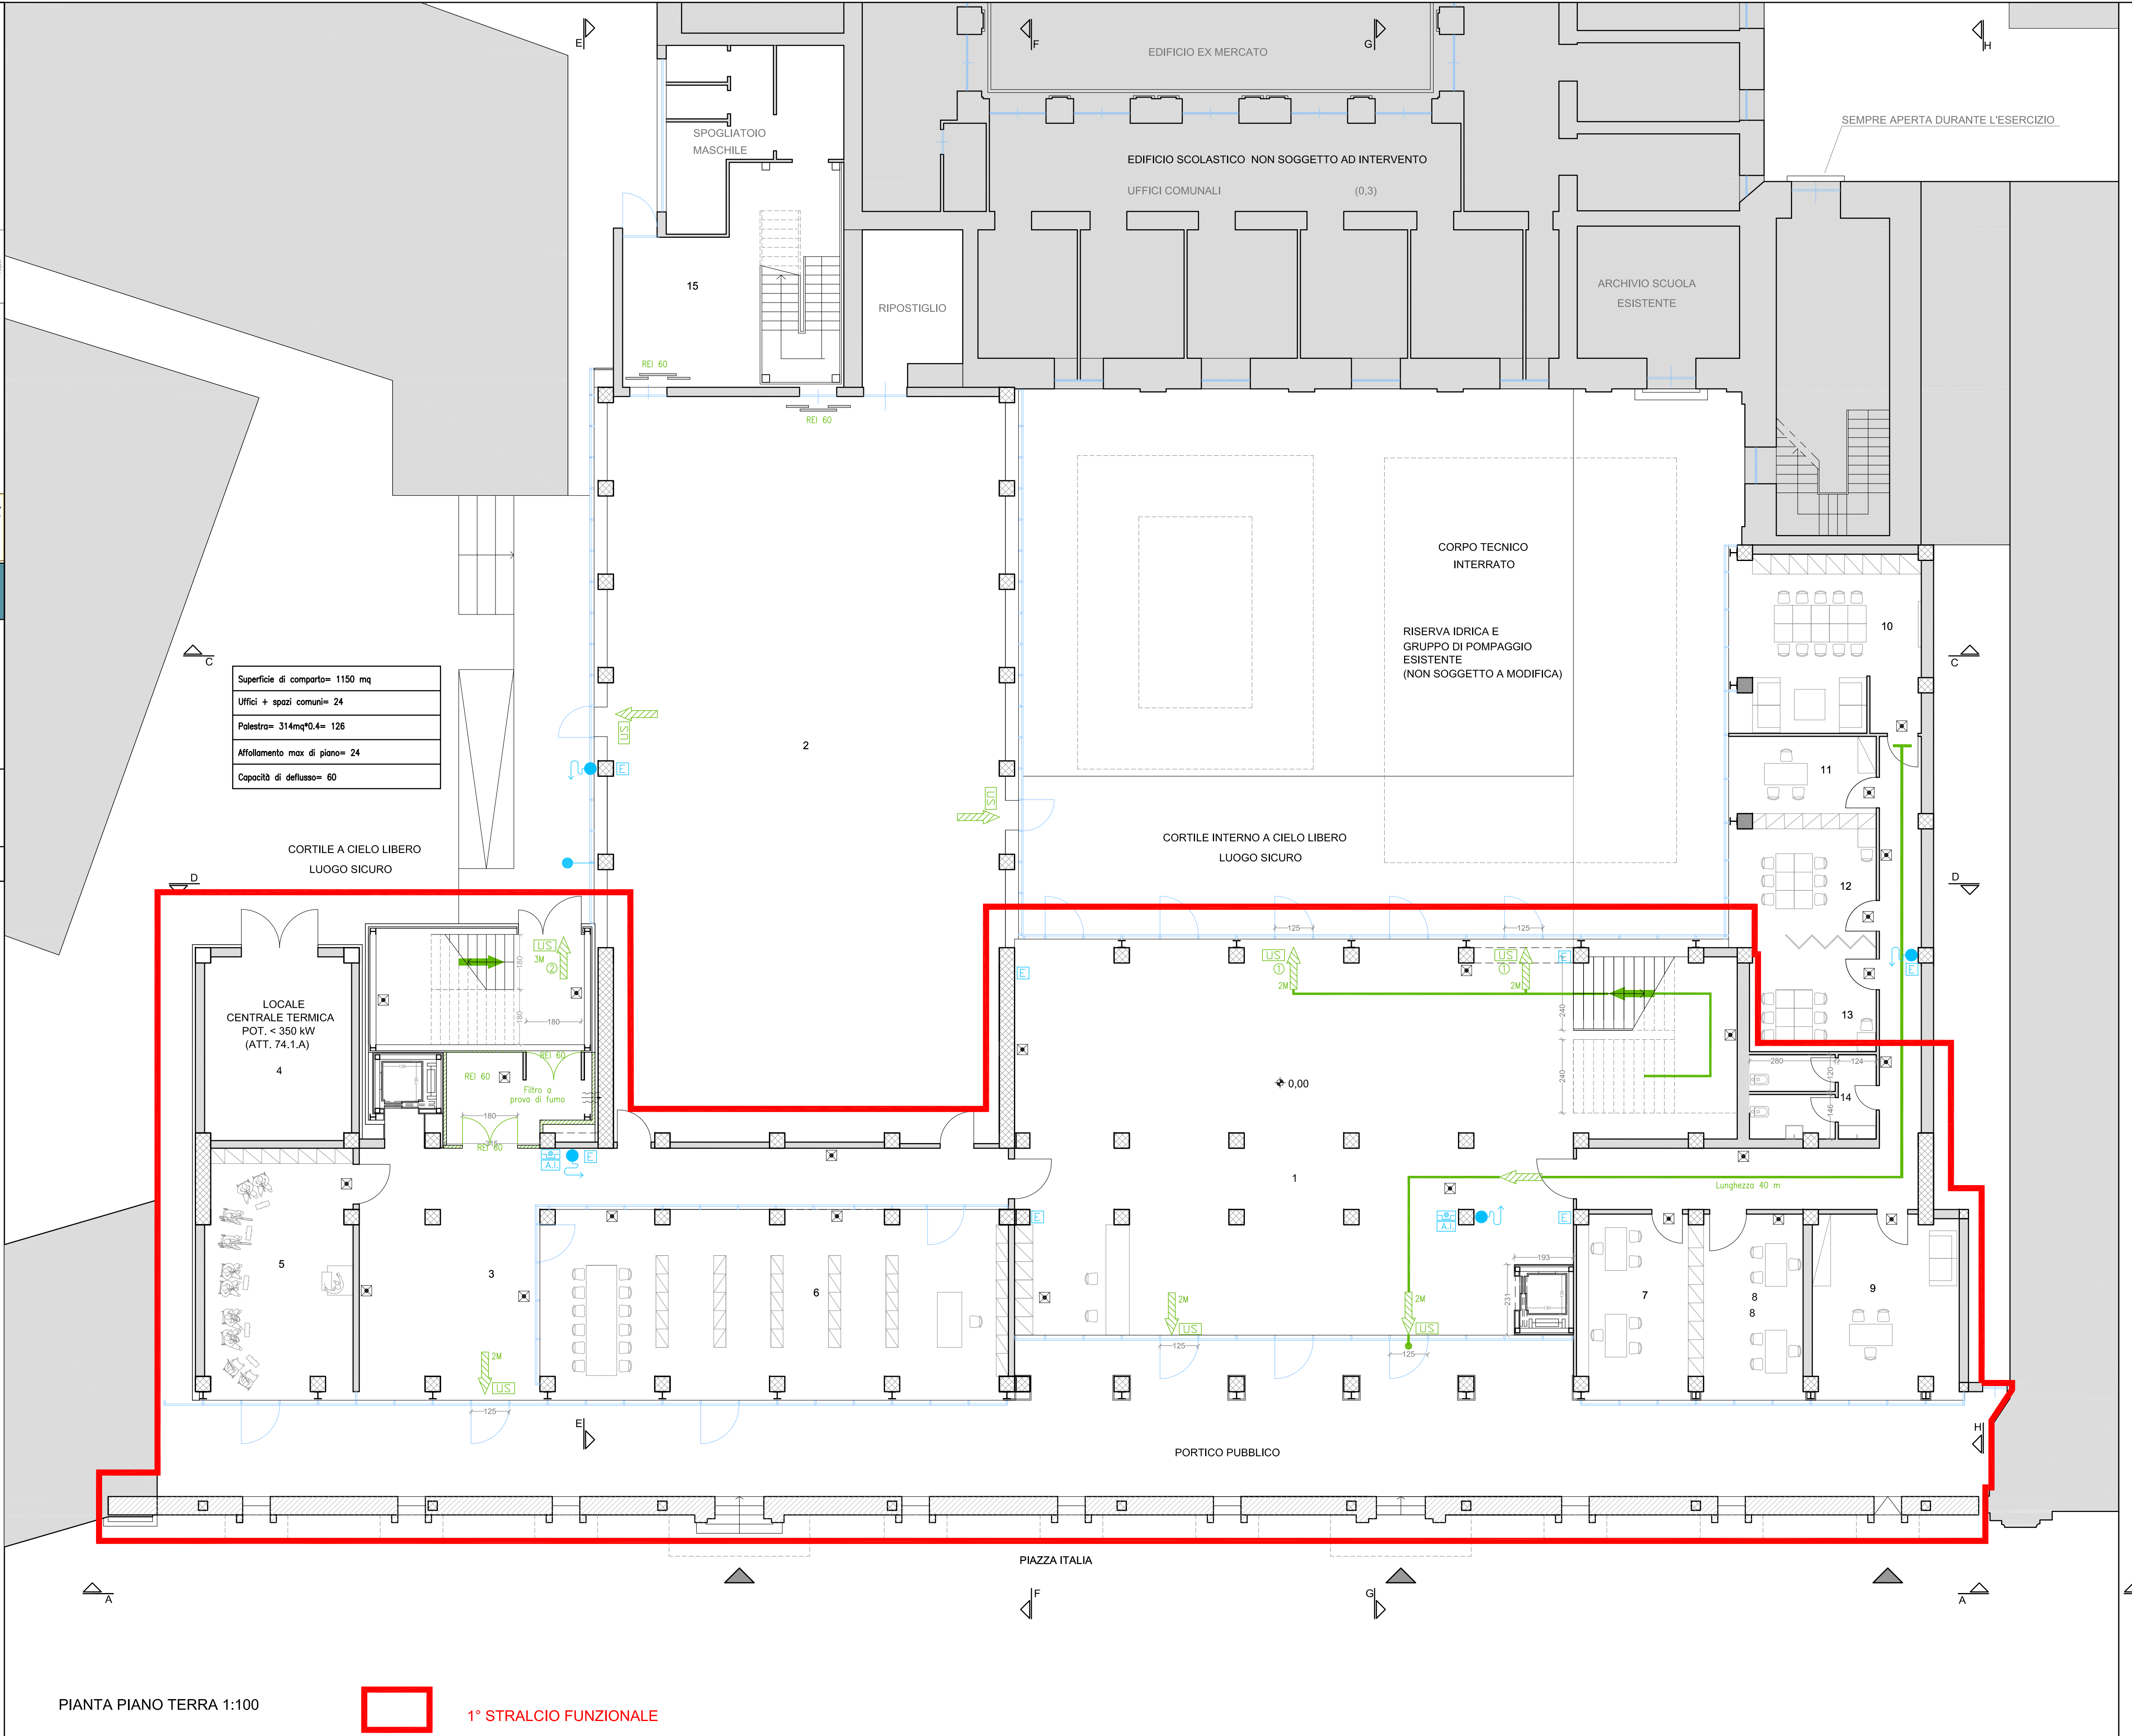

PIANTA PIANO TERRA 1:100 1° STRALCIO FUNZIONALE



PIANTA PIANO PRIMO 1:100 1° STRALCIO FUNZIONALE