


COMUNE DI SCICLI
LIBERO CONSORZIO COMUNALE DI FAGUSA
SETTORE LAVORI PUBBLICI E RIQUALIFICAZIONE E VALORIZZAZIONE DEL PATRIMONIO E DELLE INFRASTRUTTURE

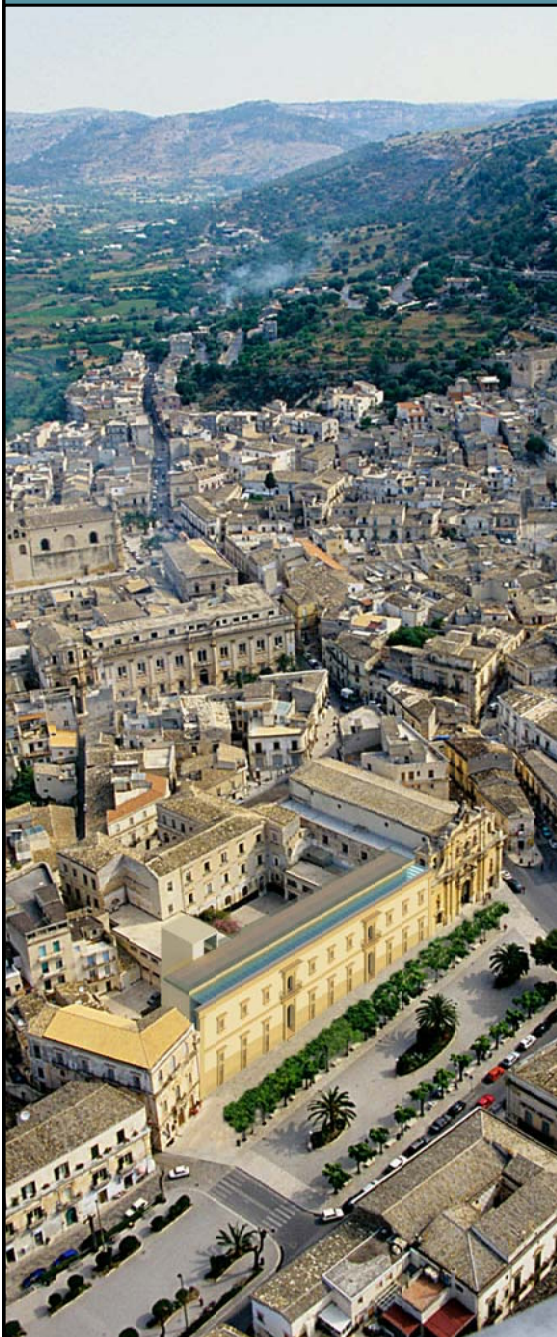

Oggetto: PON 2014/2020, FONDO EUROPEO DI SVILUPPO REGIONALE (FESR), ASSE II, OBIETTIVO SPECIFICO 10.7, AZIONE 10.7.1 - AVVISO PUBBLICO MIUR PER LA PRESENTAZIONE DI PROPOSTE PROGETTUALI PER LA REALIZZAZIONE DI INTERVENTI DI MESSA IN SICUREZZA E RIQUALIFICAZIONE DEGLI EDIFICI PUBBLICI ADIBITI AD USO SCOLASTICO.

PROGETTO DI ADEGUAMENTO SISMICO E DIAGNOSI SISMICA ED ENERGETICA DELL'EDIFICIO APPARTENENTE ALL'ISTITUTO COMPRENSIVO "GIOVANNI D'ANTONIO" SCUOLA MEDIA "LIPPARINI-MICCICHÈ" IN PIAZZA ITALIA, SCICLI

Ditta: Comune di Scicli



Oggetto: SCHEMA PLANIMETRICO IMP. DI ILLUMINAZIONE E FORZA MOTRICE - PIANO SECONDO E PIANO TERZO

Scala: **1:100**

Data: **15 Gennaio 2018**

TAV. n.: **E4**

I Progettisti:
Arch. Gaetano Manganoello Arch. Carmelo Tumino


I collaboratori:

- Progetto architettonico: arch. Simona Tumino, arch. Federico La Tora
- Progetto strutturale: ing. Giorgio Longoni, ing. Gianluca Bracco
- Progetto impiantistico: ing. Giuseppa Puccio
- Indagini geologiche: geologo dott. Massimo Petralia
- Indagini sismiche: dottorati ing. Gaetano Puccio
- Render: Marco Carli, Mirco Banti
- Computo metrico: geom. Fernando Culi


ARCHITREND ARCHITECTURE Gaetano Manganoello Carmelo Tumino architetti [Internet: www.architrend.it](http://www.architrend.it) [Email: contatti@architrend.it](mailto:contatti@architrend.it)
Via Pietro di Tomaso 23 - 93030 Scicli (RG) Tel. 0932/500000

LEGENDA PIANO SECONDO	LEGENDA PIANO TERZO
31 SERVIZI	38 SERVIZI
32 AULA	39 AULA
33 AULA	40 AULA
34 AULA	41 AULA
35 AULA	42 AULA POLIFUNZIONALE
36 AULA	43 SERVIZI
37 LOCALE TECNICO	

L E G E N D A	
QE/GEN.	QUADRO ELETTRICO GENERALE PIANO TERRA
QE/DI ZONA	QUADRO ELETTRICO DI ZONA
PE	PULSANTE SOTTOTERZO PER SOCCORSO DI EMERGENZA
PE	PRESA BIPASSO 2P+T 10/16 A
PE	PRESA UNEL 2P+T 16 A
TT	TORRETTA BIFAZIOLE A PAVIMENTO : N.1 PRESA BIPASSO 2P+T 10/16 A N.1 PRESA UNEL 2P+T 16 A N.1 PRESA PER TRASMISSIONE DATI (VEDI TAVOLA IMPIANTI SPECIALI)
TD	PRESA PER TRASMISSIONE DATI (VEDI TAVOLA IMPIANTI SPECIALI)
TI	SONDA DI TEMPERATURA 10X
TI	INTERRUTTORE UNIPOLARE 10 A
LE	LAMPADA DI EMERGENZA TIPO "SE" A LED POTENZA EQUIVALENTE 11W AUTONOMA 1H VERSIONE CON CONTROLLO CENTRALIZZATO
LE	LAMPADA DI EMERGENZA TIPO "SA" A LED POTENZA EQUIVALENTE 11W AUTONOMA 1H VERSIONE CON CONTROLLO CENTRALIZZATO
SE	SENSORE DI PRESENZA AD INFRAROSSI PASSIVI
PL	PANNELLO LED 29W 4000K 4300 IM. V.L.R< 14, CRI > 80.
PL	PLAFONIERA TONDA P-55 CON LAMPADA A LED ATTACCO E27
PL	PLAFONIERA STAGNA IP-65 A LED POTENZA 24W
PL	FARETTO A LED DA INCASSO A FILO TERRENO 19W COMPLETO DI CASSAFORMA.
PL	PASSERELLA A FILO D'ACCIAIO DIM. 200x60 CON SEPARATORE
PL	SCALDACQUA A POMPA DI CALORE

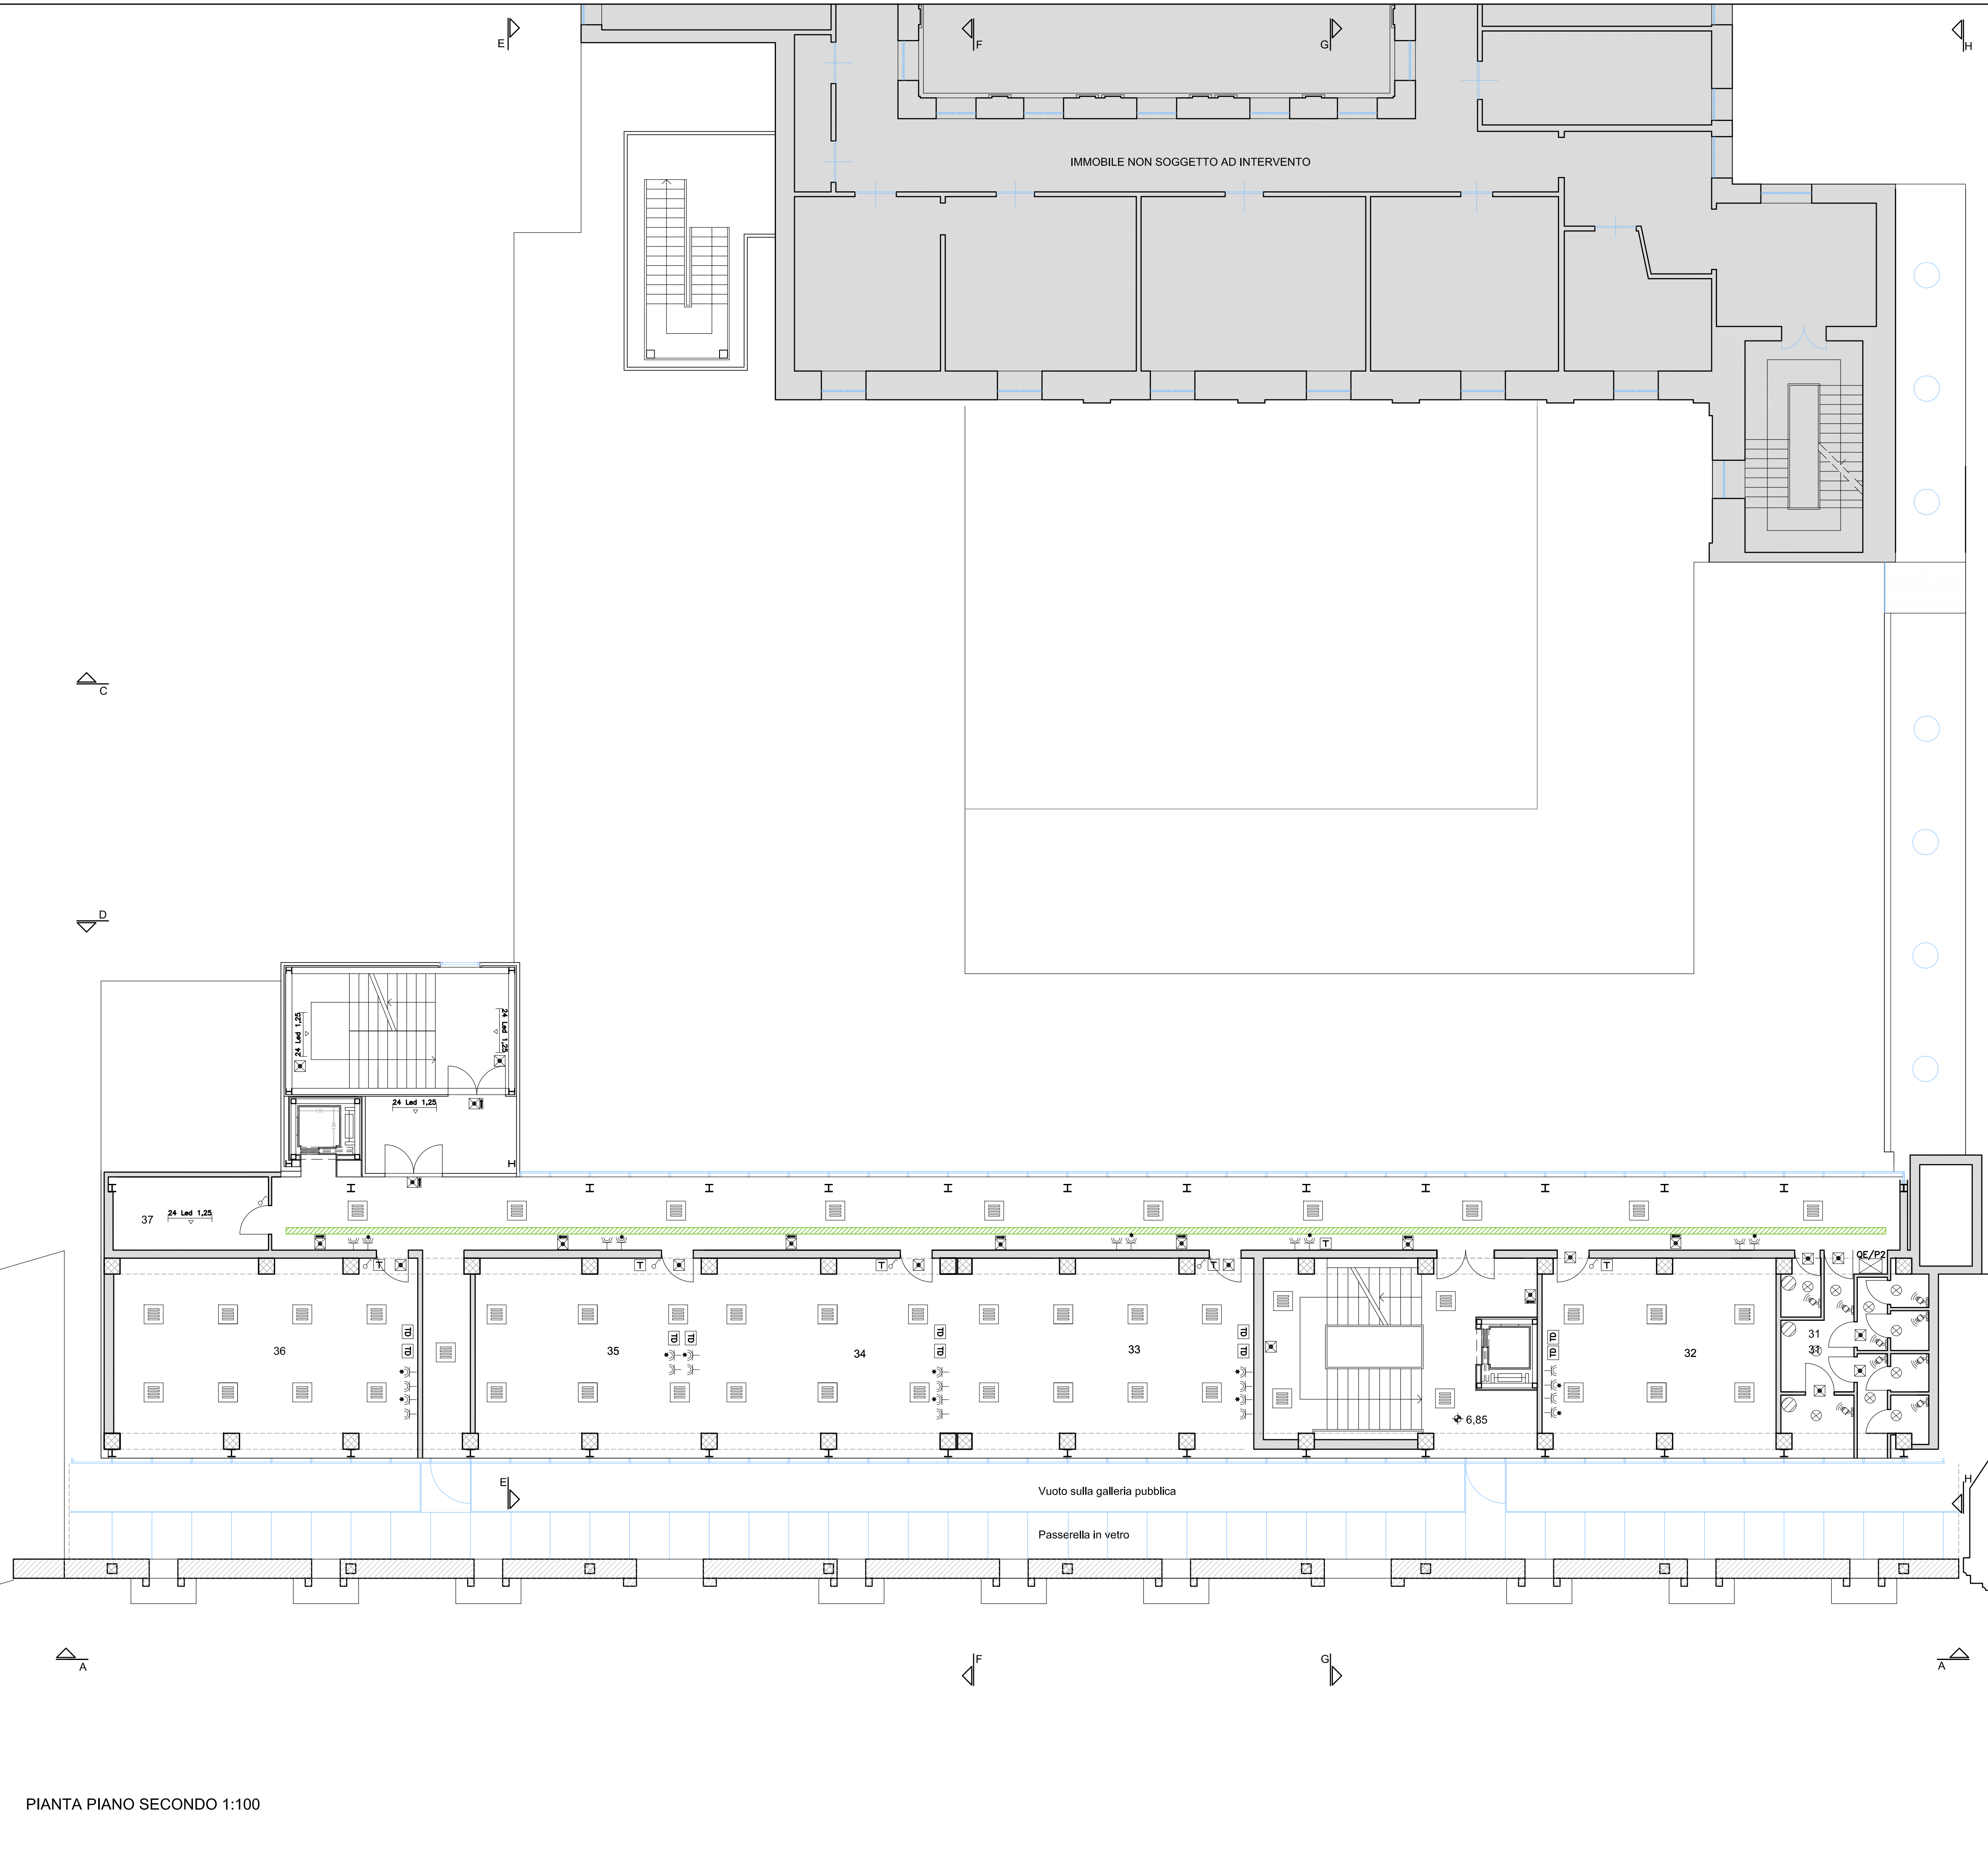

PIANTA PIANO SECONDO 1:100

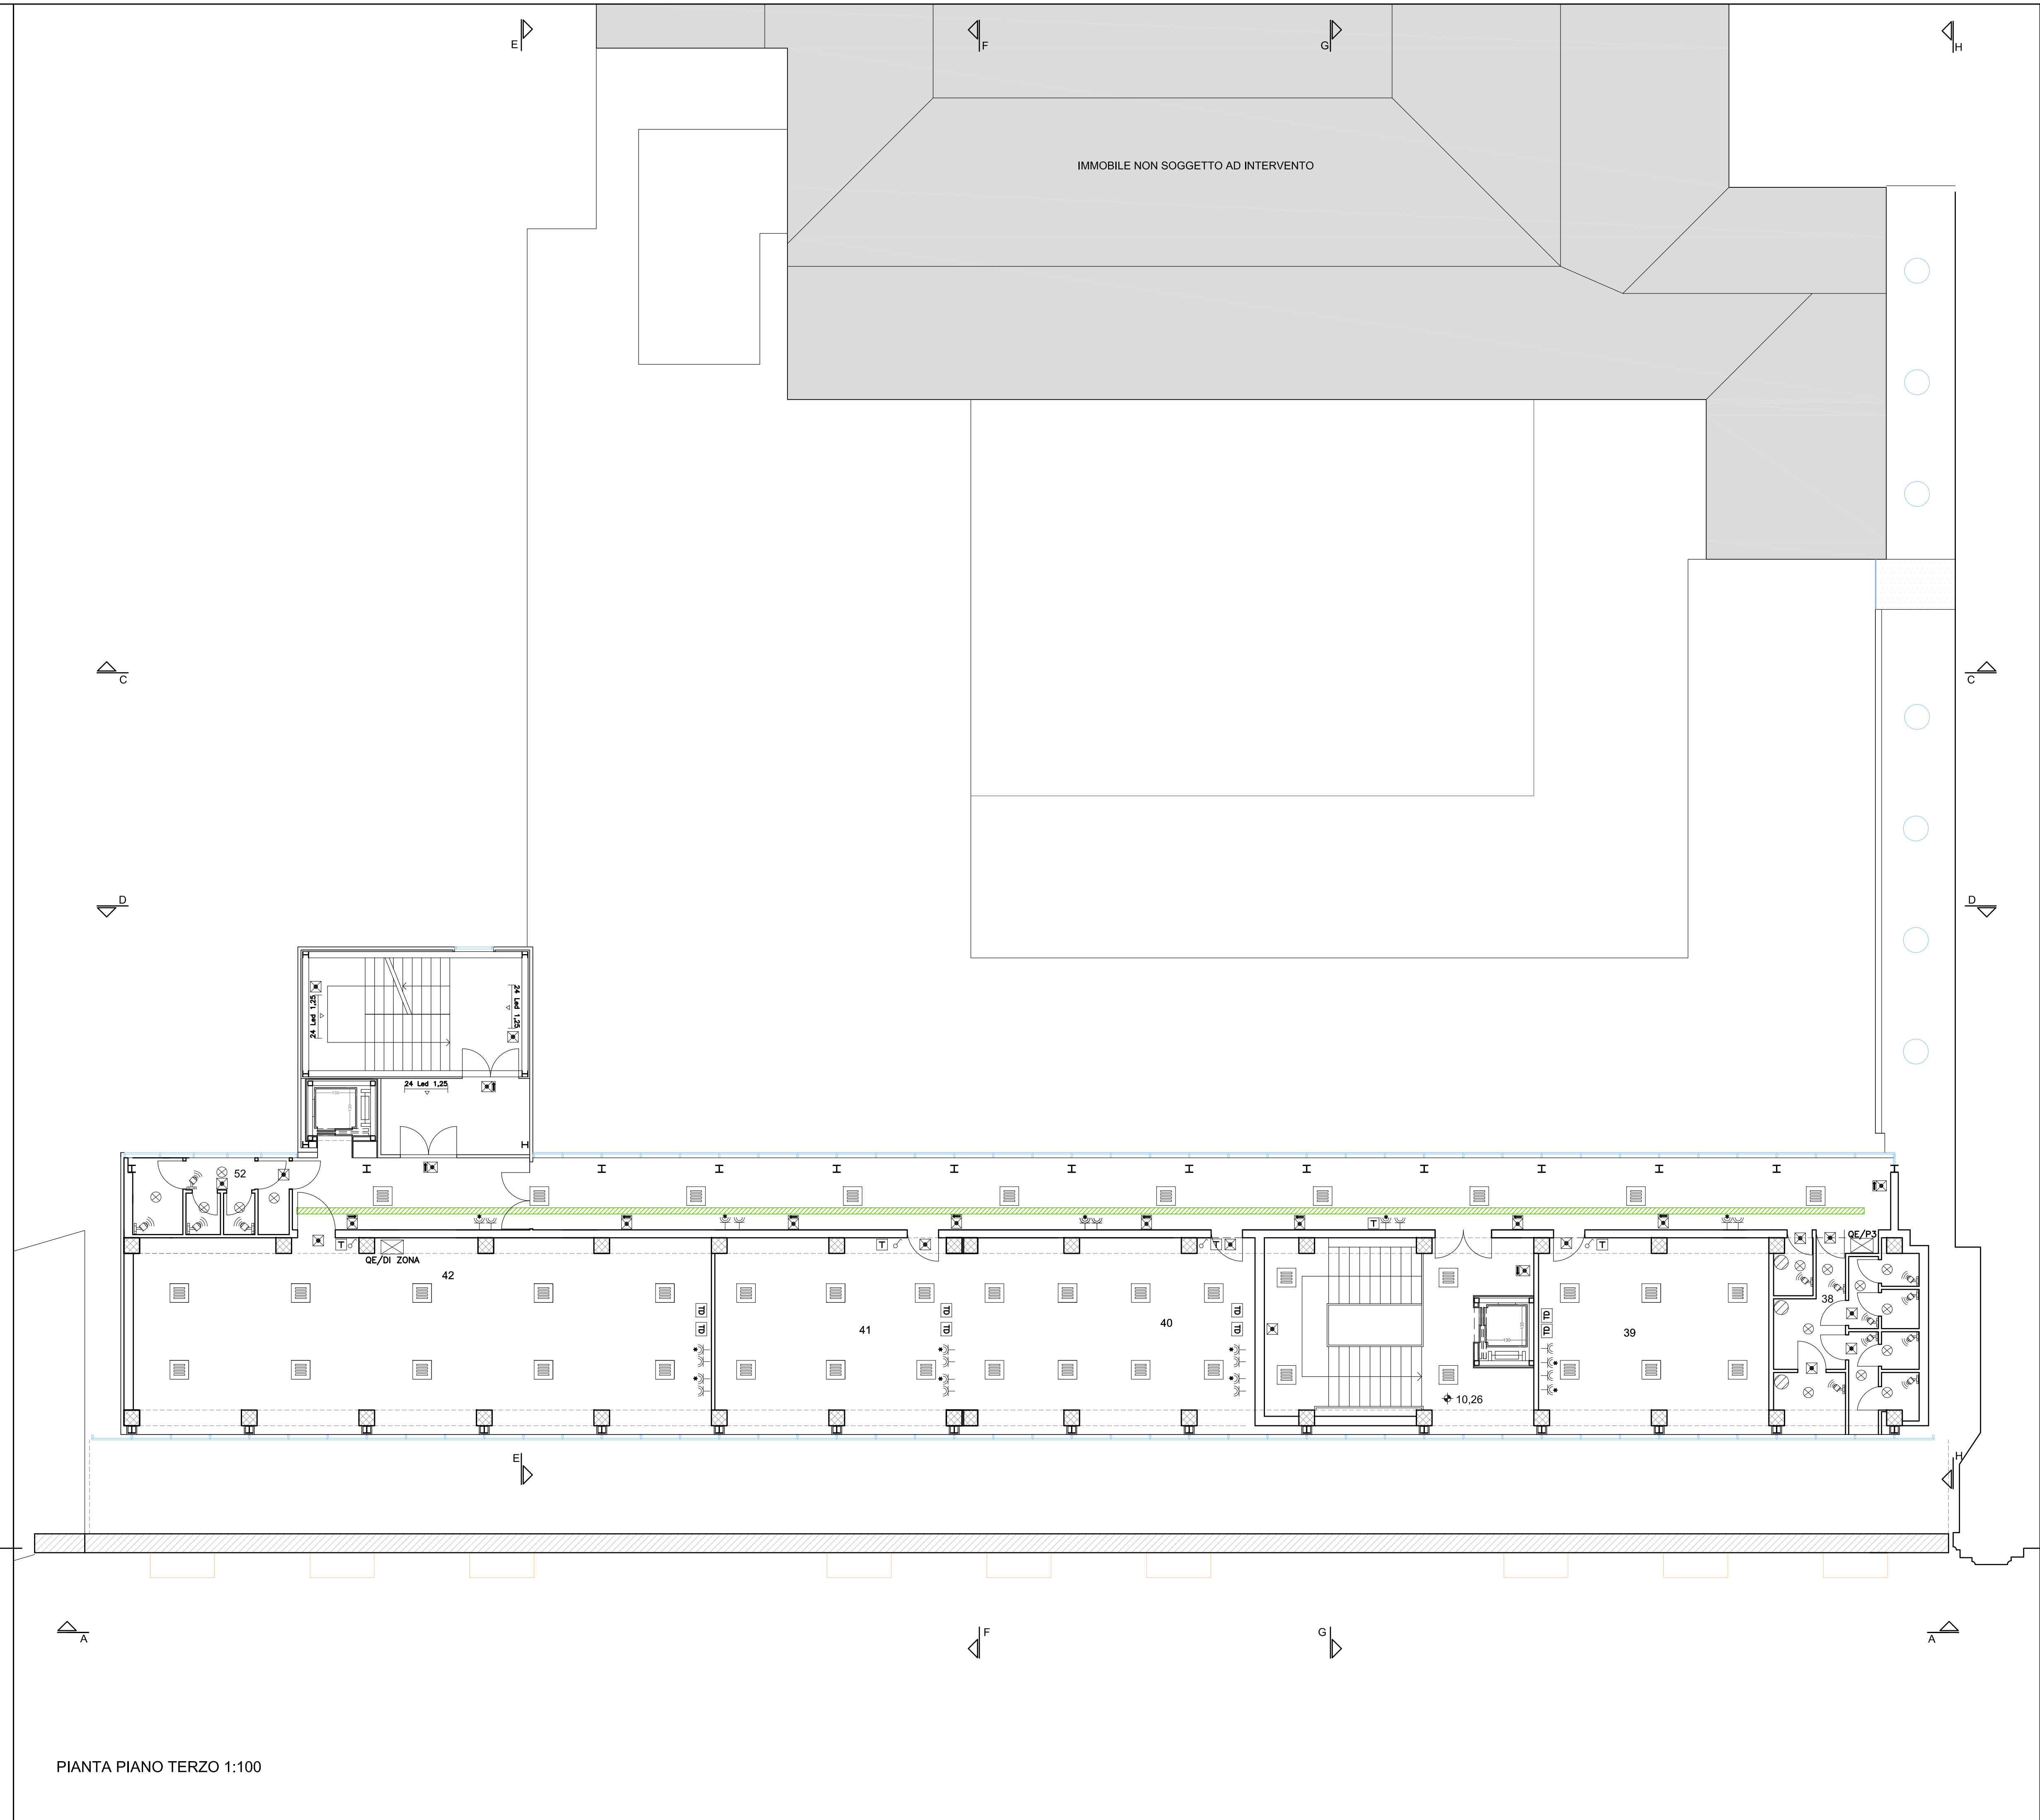

PIANTA PIANO TERZO 1:100