

COMUNE DI SCICLI

LIBERO CONSORZIO COMUNALE DI RAGUSA
SETTORE LAVORI PUBBLICI E RIQUALIFICAZIONE E VALORIZZAZIONE DEL PATRIMONIO E DELLE INFRASTRUTTURE



Oggetto: PON 2014/2020 FONDO EUROPEO DI SVILUPPO REGIONALE (FESR) ASSE II, OBIETTIVO SPECIFICO 10.7, AZIONE 10.7.1 - AVVIO PUBBLICO MUR PER LA PRESENTAZIONE DI PROPOSTE PROGETTUALI PER LA REALIZZAZIONE DI INTERVENTI DI ABBANDONATO IN SICUREZZA E RIQUALIFICAZIONE DEGLI EDIFICI PUBBLICI ADIBITI AD USO SCOLASTICO.

PROGETTO DI ADEGUAMENTO SISMICO E DIAGNOSI SISMICA ED ENERGETICA DELL'EDIFICIO APPARTENENTE ALL'ISTITUTO COMPRENSIVO "GROVANI D'ANTONIO" SCUOLA MEDIA "LIPPARINI-MICCICHE" IN PIAZZA ITALIA, SCICLI.

Ditta: Comune di Scicli



Oggetto: SCHEMA IMPIANTO DI RISCALDAMENTO PIANO SECONDO E PIANO TERZO
SCHEMA FUNZIONALE CENTRALE TERMICA


Scala: 1:100
Data: 15 Gennaio 2018

TAV. n. T4
I Progettati: Arch. Gaetano Mangano, Arch. Carmelo Tumino


I collaboratori: - Progetto architettonico: arch. Simona Tumino, arch. Federico Lo Tero
- Progetto strutturale: ing. Gergio Ingrosso, ing. Gianluca Iacono
- Progetto impiantistico: ing. Giuseppe Rullo
- Progetto geologico: geologo dott. Massimo Petralia
- Progetto statico: ing. Gaetano Fico
- Progetto impiantistico: ing. Carmelo Tumino
- Progetto impiantistico: ing. Carmelo Tumino

ARCHITREND ARCHITECTURE Gaetano Mangano Carmelo Tumino architetti Internet: www.architrend.it E-mail: architrend@architrend.it

LEGENDA PIANO SECONDO	
31 SERVIZI	
32 AULA	
33 AULA	
34 AULA	
35 AULA	
36 AULA	
37 LOCALE TECNICO	
LEGENDA PIANO TERZO	
38 SERVIZI	
39 AULA	
40 AULA	
41 AULA	
42 AULA POLIFUNZIONALE	
43 SERVIZI	

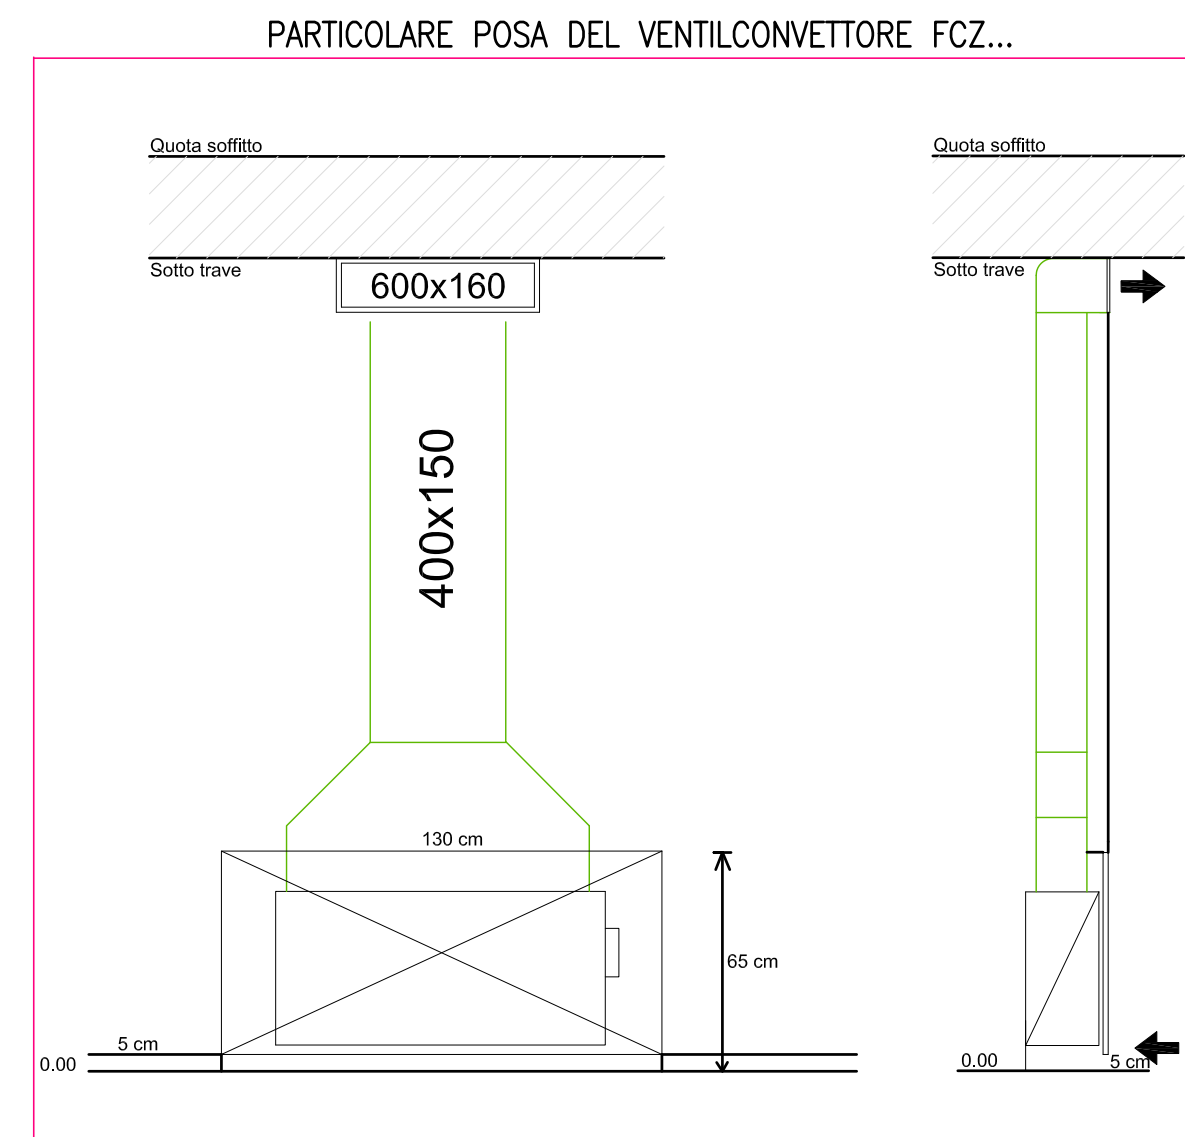

PIANTA PIANO TERZO 1:100

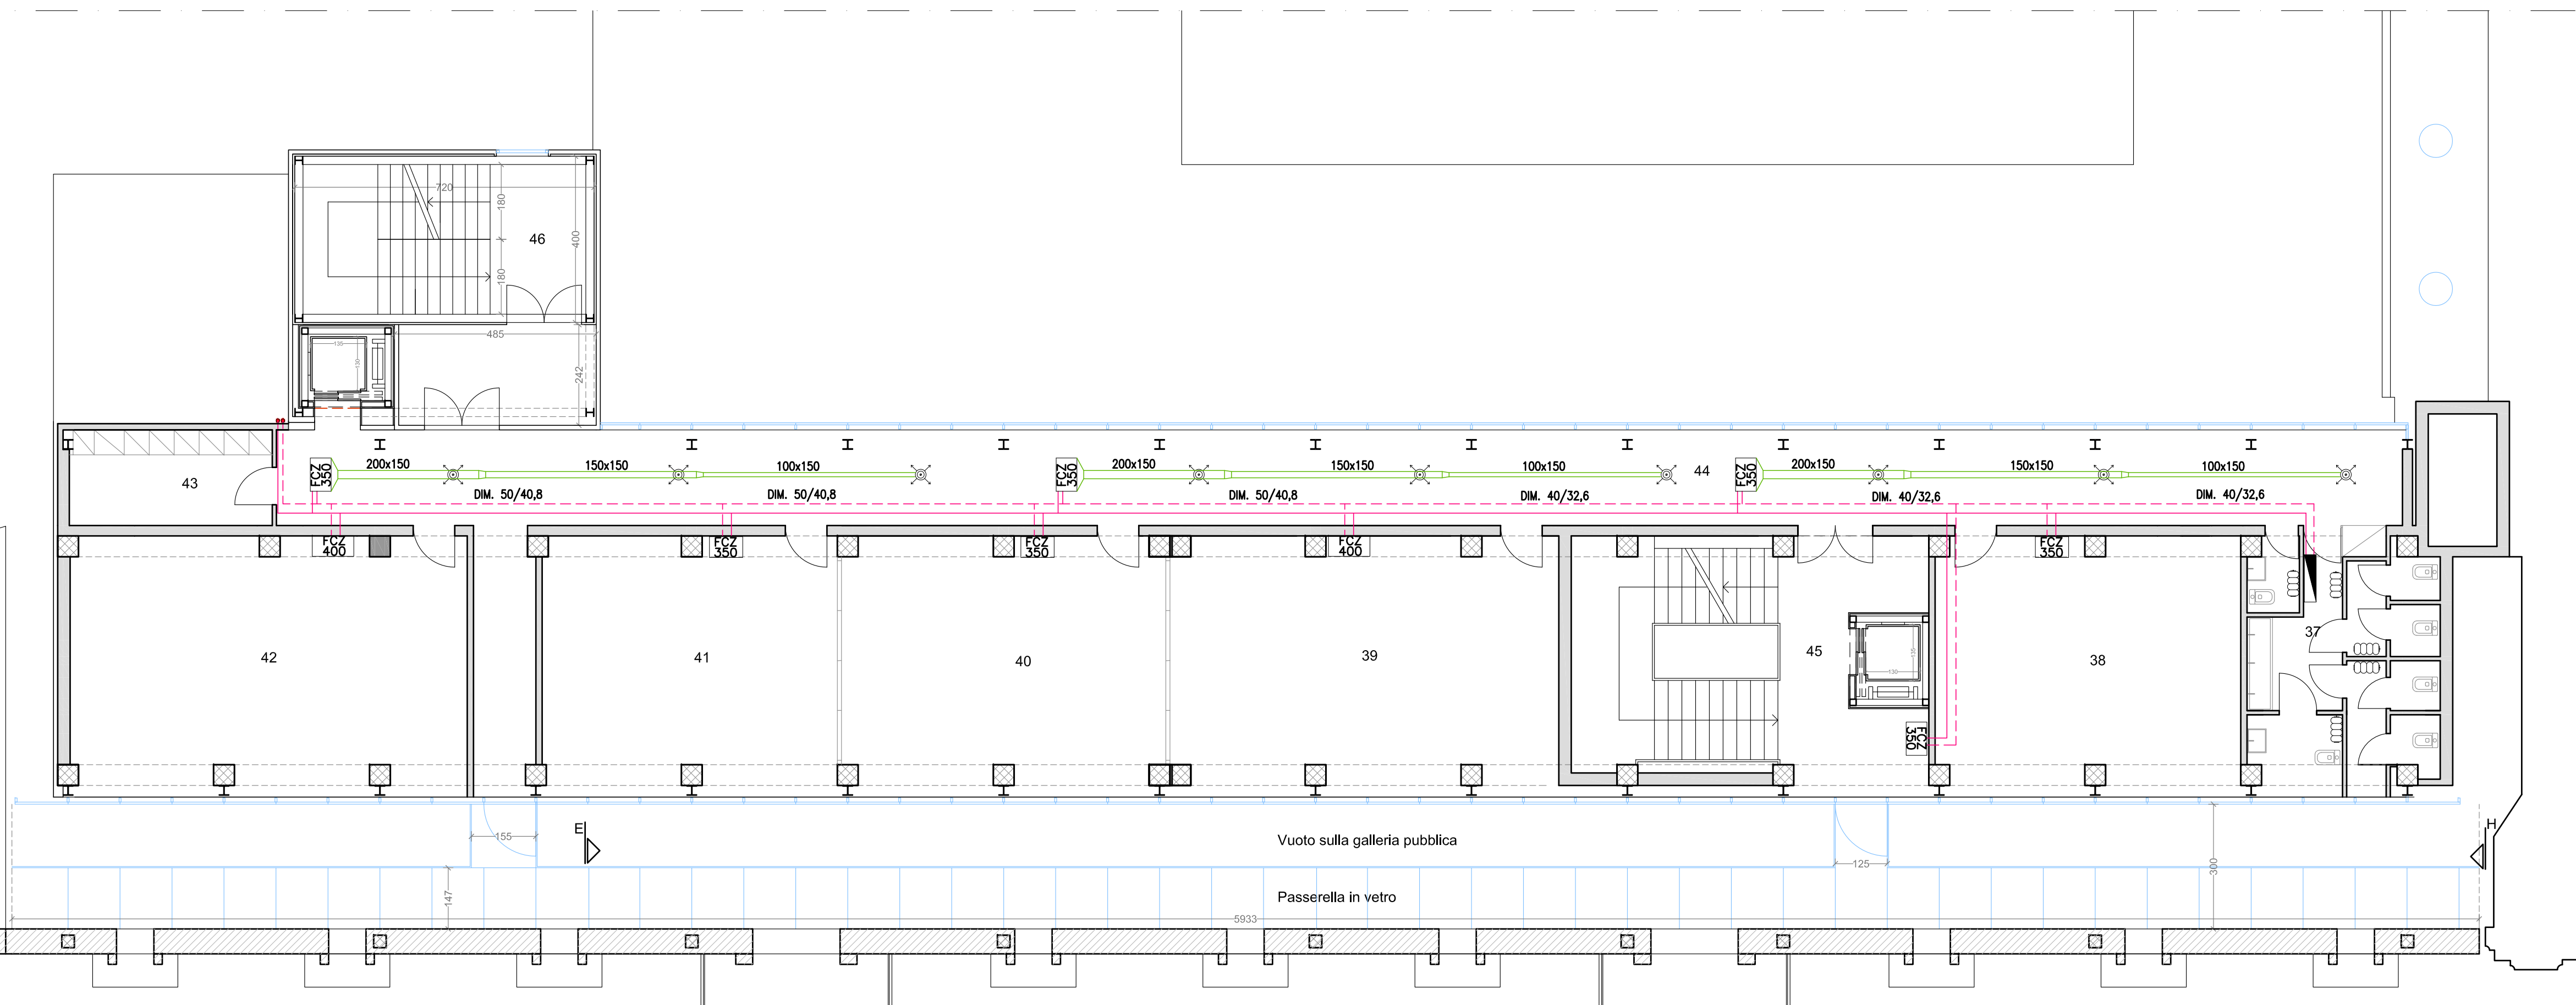

PIANTA PIANO SECONDO 1:100

LEGENDA

- 1 - CALDAIA A CONDENSAZIONE 80 KW
- 2 - Sonda esterna per regolatore di cascata
- 3 - Valvola intercettazione impianto
- 4 - Valvola intercettazione 3 vie
- 5 - Valvola di ritegno
- 6 - Kit sicurezza INAIL, composto da:
Pozzetto portatermometro
Termometro omologato ISPEL
Termostato riarmo manuale omologato ISPEL
Pressostato riarmo manuale omologato ISPEL
Pressostato di minima
Rubinetto portamanometro omologato ISPEL
Riduttore ammortizzatore
Manometro omologato ISPEL
Pozzetto per VIC
- 7 - Attacco vaso d'espansione
- 8 - Vaso d'espansione impianto
- 9 - Valvola intercettazione combustibile
- 10 - Passivatore di condensa
- 11 - Disgiuntore idraulico
- 12 - Filtro impianto
- 13 - Sonda di mandata comune (3.015267)
- 14 - Valvola miscelatrice
- 16 - Pompe circuito riscaldamento a velocità variabile
- 18 - Regolatore di cascata e zone
- 19 - Collettore scarico fumi

