

Oggetto: PON 2014/2020 FONDO EUROPEO DI SVILUPPO REGIONALE (FERS) ASSE II, OBIETTIVO SPECIFICO 10.7, AZIONE 10.7.1 - AVVEDO PUBBLICO MUR PER LA PRESENTAZIONE DI PROPOSTE PROGETTUALI PER LA REALIZZAZIONE DI INTERVENTI DI INNESSO IN SICUREZZA E RIQUALIFICAZIONE DEGLI EDIFICI PUBBLICI ADIBITI AD USO SCOLASTICO.

PROGETTO DI ADEGUAMENTO SISMICO E DIAGNOSI SISMICA ED ENERGETICA DELL'EDIFICIO APPARTENENTE ALL'ISTITUTO COMPRENSIVO "GORDIANO D'ANTONIO" SCUOLA MEDIA "LIPPARINI" MICICHE IN PIAZZA ITALIA, SCICLI.

Ditta: Comune di Scicli



Oggetto: SCHEMA DI PREVENZIONE INCENDI PIANO TERRA E PIANO PRIMO

Scala: **1:100**

Data: 15 Gennaio 2018

PROGETTISTI: Arch. Gaetano Mangano Arch. Carmelo Tumino


V2

I collaboratori: - Progetto architettonico: arch. Simona Tumino, arch. Federico La Torre
- Progetto strutturale: ing. Giorgio Longobardi, ing. Gianluca Iacono
- Progetto impiantistico: ing. Giuseppe Fiala
- Indagini geologiche: geologo dell'Ambiente Protetto
- Indagini sismiche: ing. Gaetano Rocco
- Rendite: Marco Gatti, Vincenzo Bruni
- Computo metrico: geom. Fernando Cutuli


ARCHITREND ARCHITECTURE Gaetano Mangano Carmelo Tumino architetti

LEGENDA PIANO TERRA	LEGENDA PIANO PRIMO
1 ATRIO	16 AULA
2 PALESTRA	17 AULA
3 ATRIO 2	18 AULA
4 VANO TECNICO	19 AULA
5 LABORATORIO DI MUSICA	20 AULA
6 BIBLIOTECA	21 AULA
7 SEGRETERIA	22 AULA
8 SEGRETERIA	23 LAB. CERAMICO
9 PRESIDENZA	24 FORNO
10 AULA DOCENTI	25 LAB. LINGUISTICO
11 AULA COLLOQUI	26 SERVIZI
12 AULA DI SOSTEGNO	27 SERVIZI
13 AULA DI SOSTEGNO	28 LAB. SCIENZE
14 SERVIZI	29 LAB. INFORMATICO
15 SPOGLIATOI	30 SPOGLIATOIO

LEGENDA	
	ESTINTORE A POLVERE CHIMICA 13A B60
	USCITA DI SICUREZZA CON APERTURA NEL VERSO DELL'ESODO DOTATA DI MANIGLIA ANTIPANICO E ILLUMINAZIONE DI EMERGENZA
	ATTACCO PER AUTOPOMPA VVF UNI 70
	IRRIANTE DN45 portello non inferiore a 120 l/min
	PERCORSO DI USCITA ORIZZONTALE
	PERCORSO DI USCITA VERSO IL BASSO
	PERCORSO DI USCITA VERSO L'ALTO
	LUOGO SICURO
	PERCORSO DI ESODO
	PARETE DI SEPARAZIONE REI 60
	TARGA OTTICA-ACUSTICA ALLARME INCENDIO
	PULSANTE MANUALE DI RILEVAZIONE INCENDIO
	LAMPADA DI EMERGENZA 24W AUTONOMIA 1h DEL TIPO "SOLO EMERGENZA"
	PUNTO DI IMMISSIONE ARIA DA CONDOTTI DI VENTILAZIONE PER FILTRO A PRONIA DI FUMO IN SOVRAPPRESSIONE

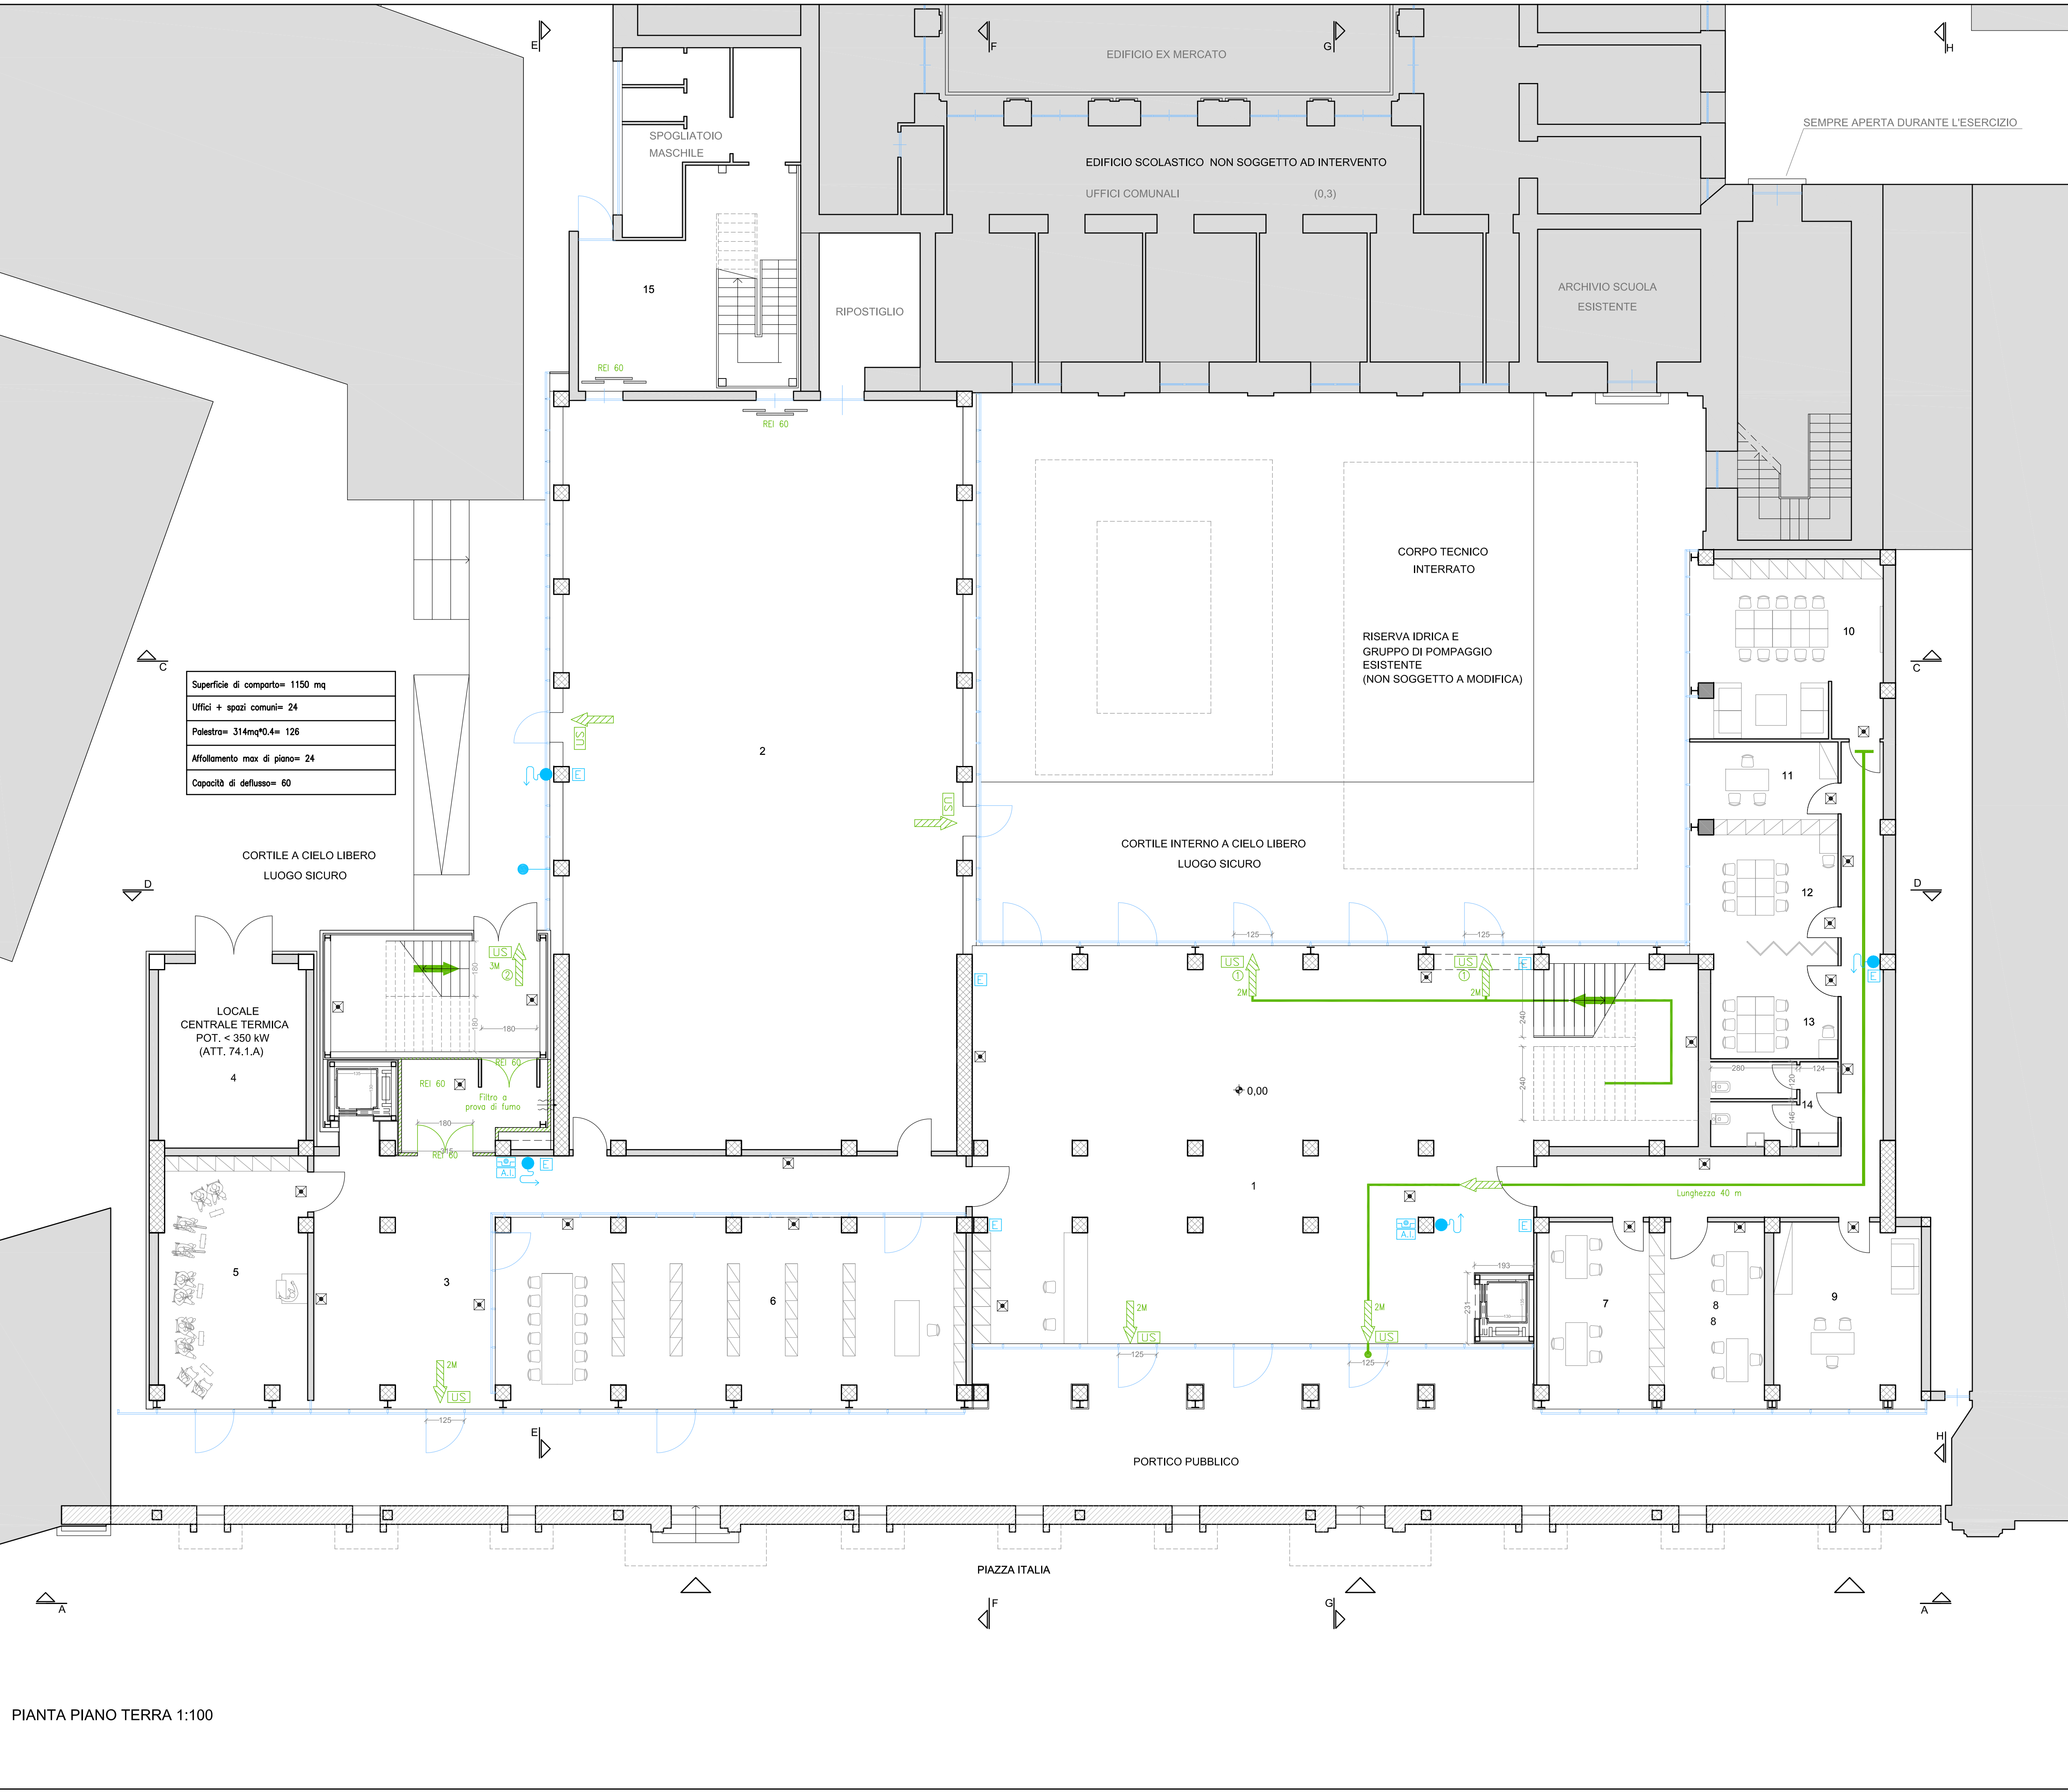

PIANTA PIANO TERRA 1:100

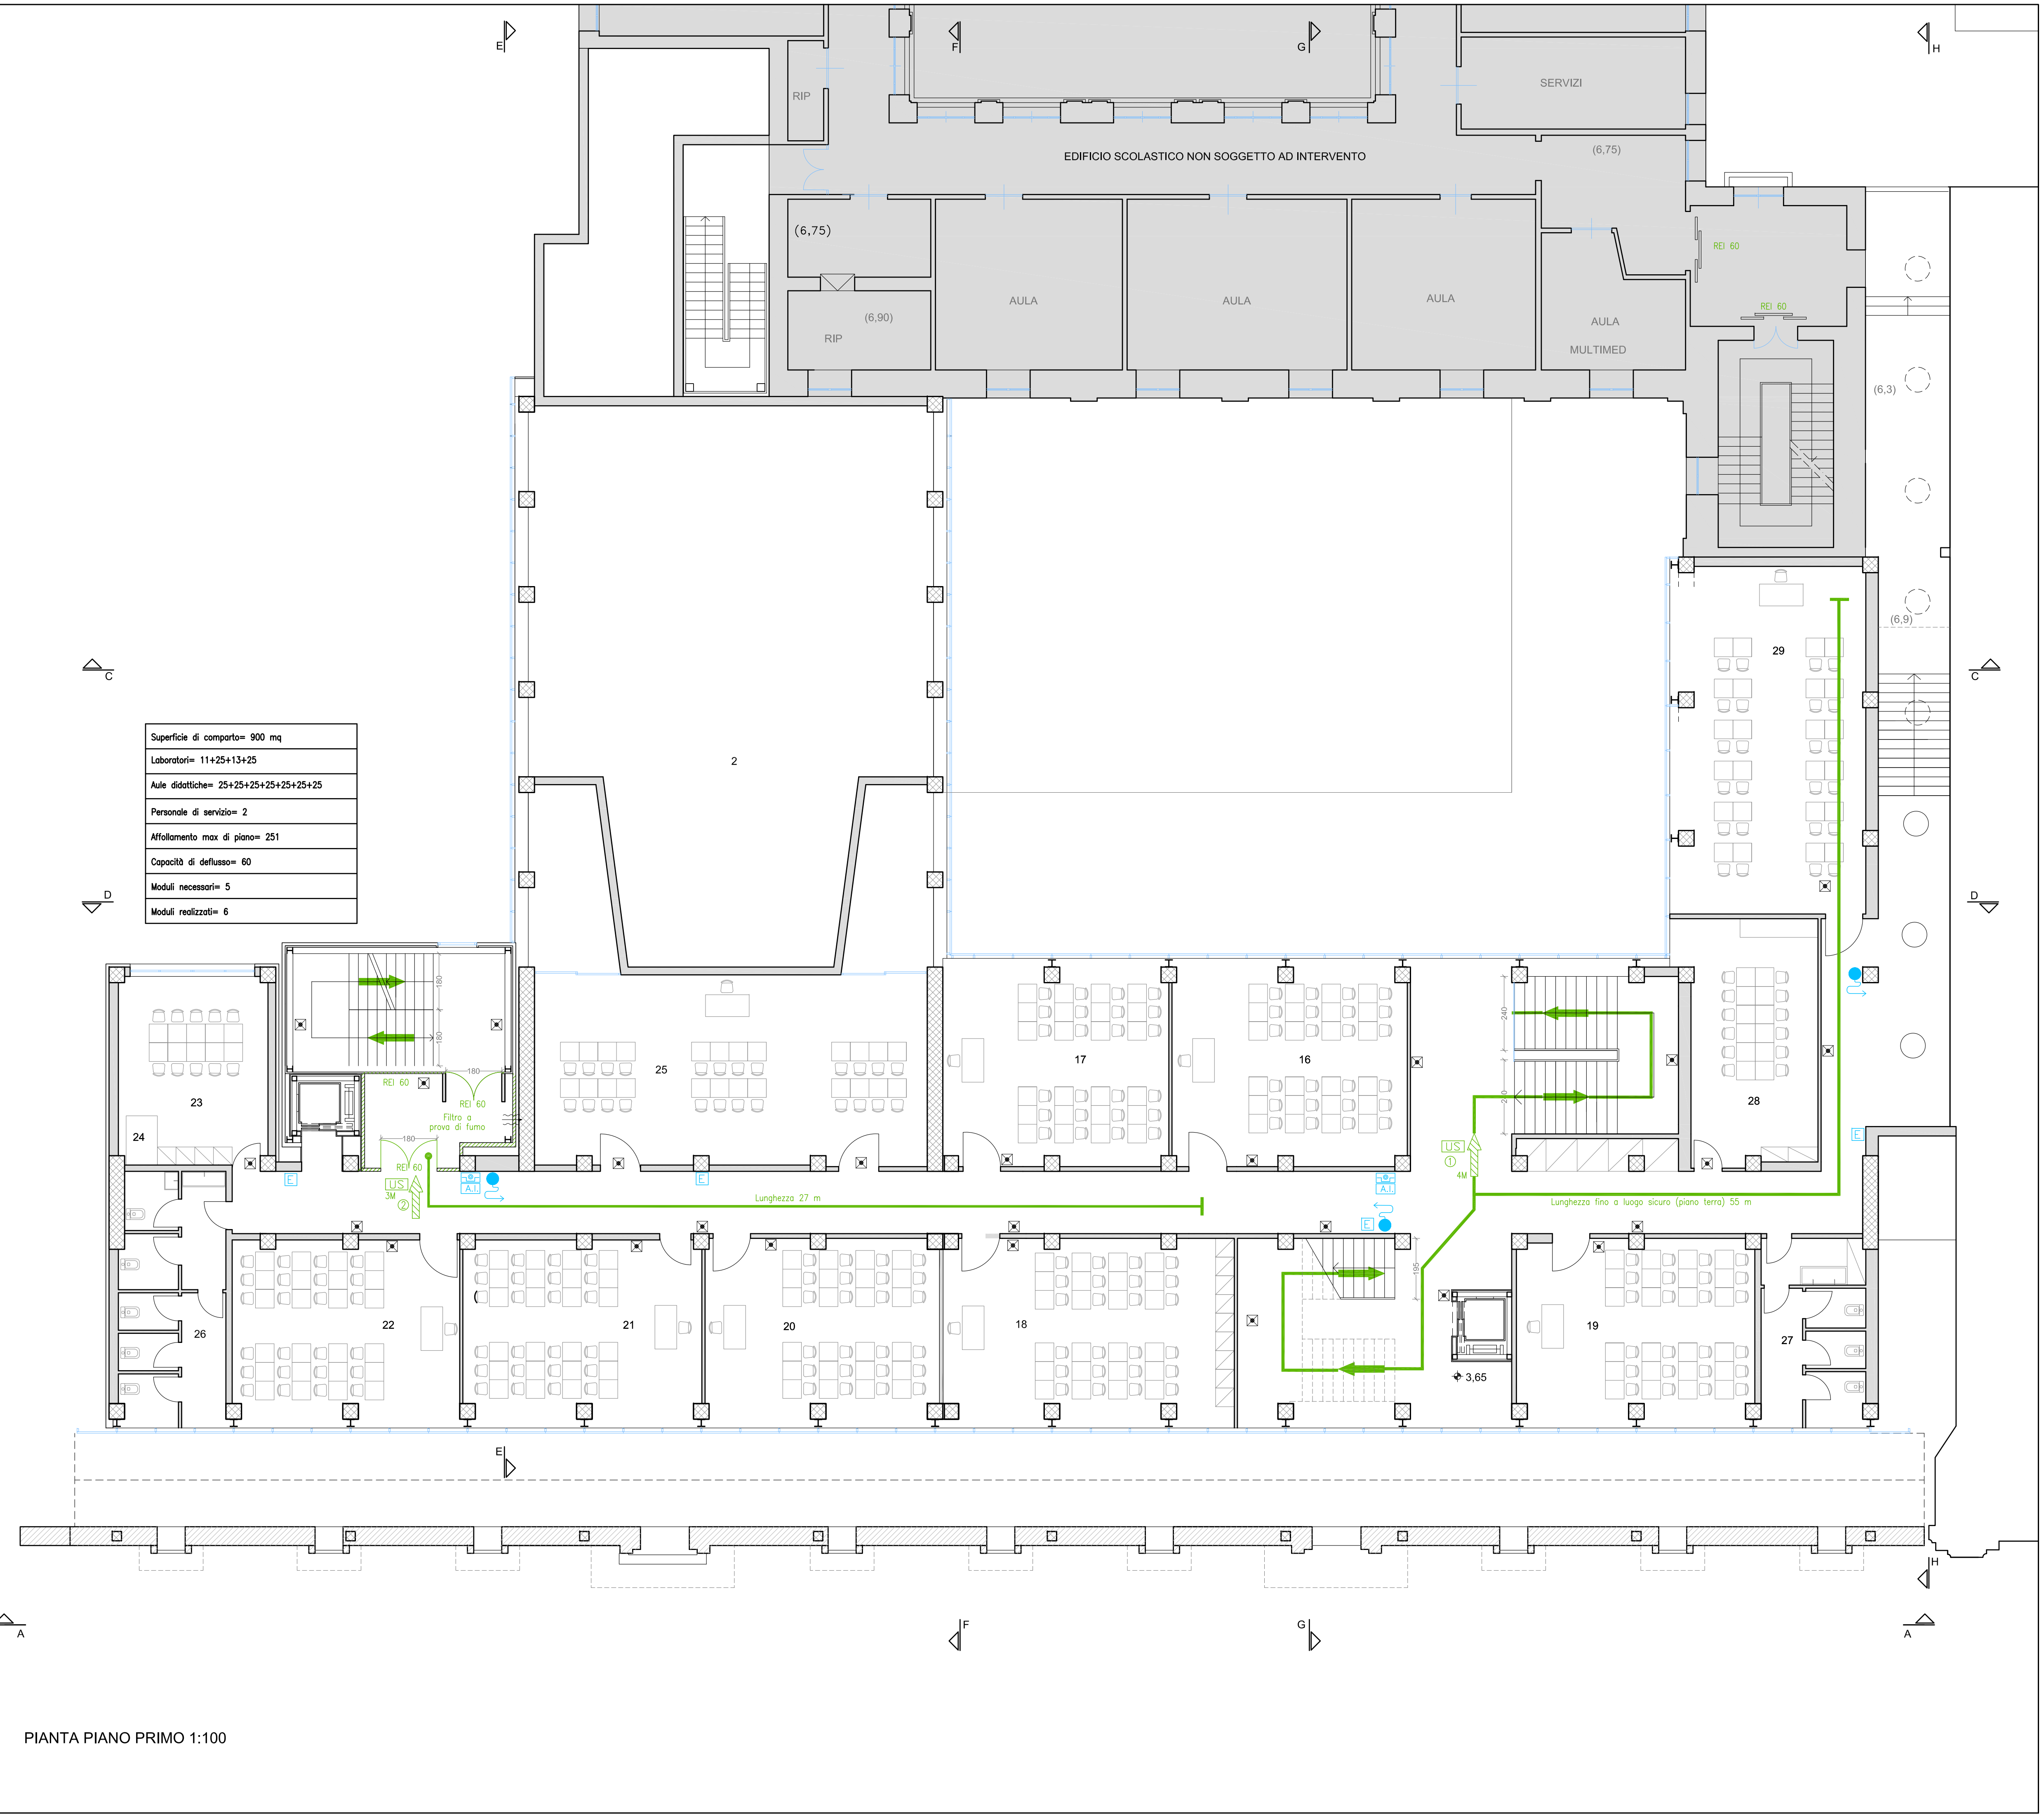

PIANTA PIANO PRIMO 1:100